

南通博物苑可视图像早期火灾报警系统

方案图



北京奥信建筑工程设备安装有限公司

设计证书编号: A111010143

设计证书编号: A211010140



北京奥信建筑工程
设备安装有限公司

设计证书编号: A111010143
设计证书编号: A211010140

设计签字
SIGNATURE

项目负责人 PROJECT CHIEF	杨萌	
技术总负责人 TECH CHIEF	夏新	
建筑负责人 ARCH CHIEF	高文亮	
设备负责人 MECH CHIEF	王建翔	
电气负责人 ELEC CHIEF	张冰华	


项目名称
PROJECT NAME

南通博物苑可视图像早期火灾报警系统

图名
TITLE

北馆一层火灾报警摄像机平面布置图

设计阶段 STAGE	施工图
版本号 EDITION	V1.0
比例 SCALE	1:100
项目编号 PROJECT NO.	AX-059
图号 DRAWING NO.	RS-02
日期 DATE	2019.09

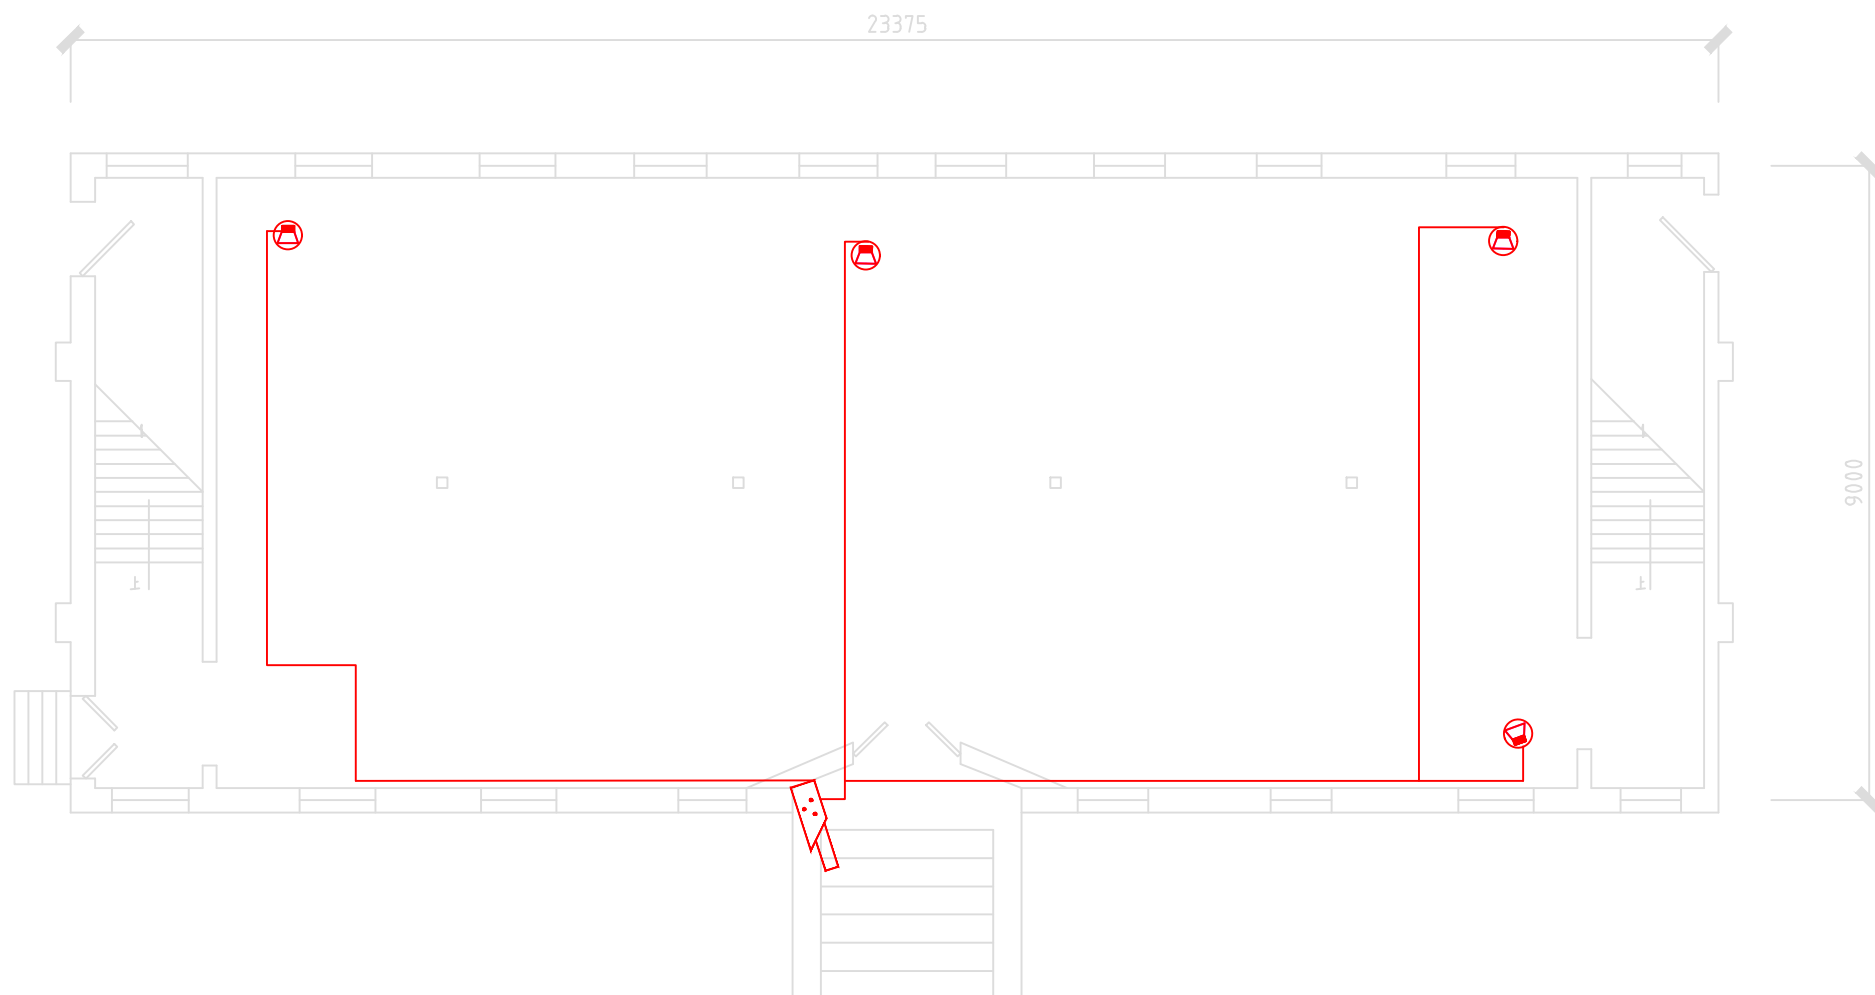

北馆一层平面布置图



北京奥信建筑工程
设备安装有限公司

设计证书编号: A111010143
设计证书编号: A211010140

设计签字
SIGNATURE

项目负责人	杨萌	
技术总负责人	夏新	
建筑负责人	高文亮	
设备负责人	王建翔	
电气负责人	张冰华	


项目名称
PROJECT NAME

南通博物苑可视图像早期火灾报警系统


图名
TITLE

北馆二层火灾报警摄像机平面布置图


设计阶段	施工图
版本号	V1.0
比例	1:100
项目编号	AX-059
图号	RS-03
日期	2019.09

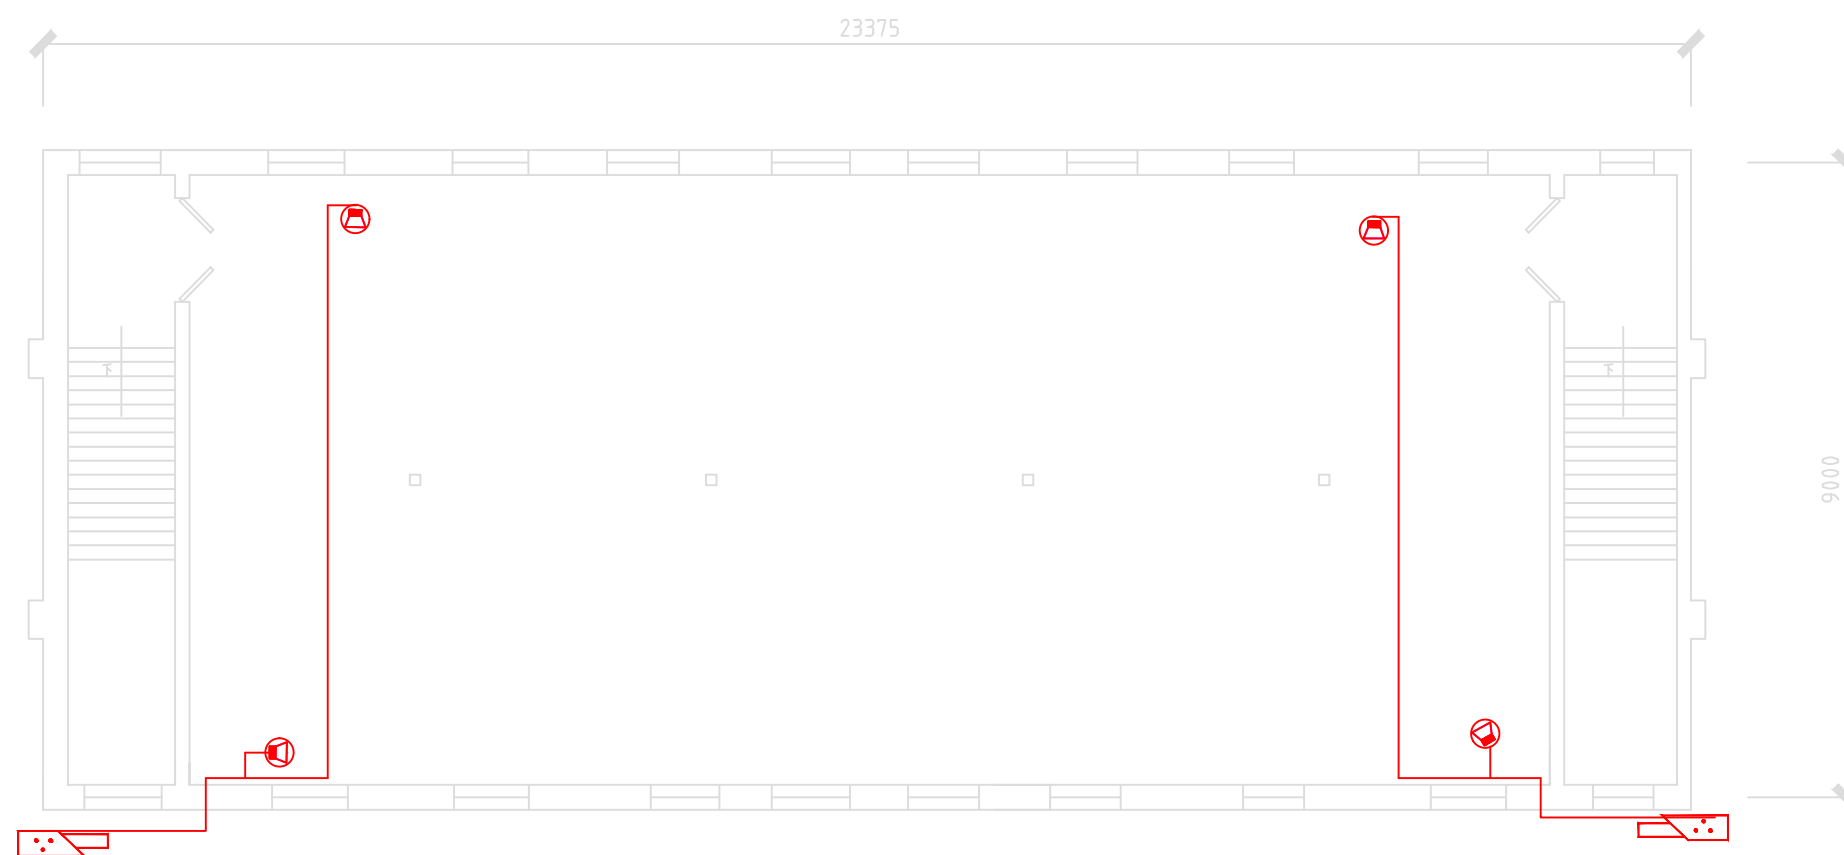


北馆二层平面布置图

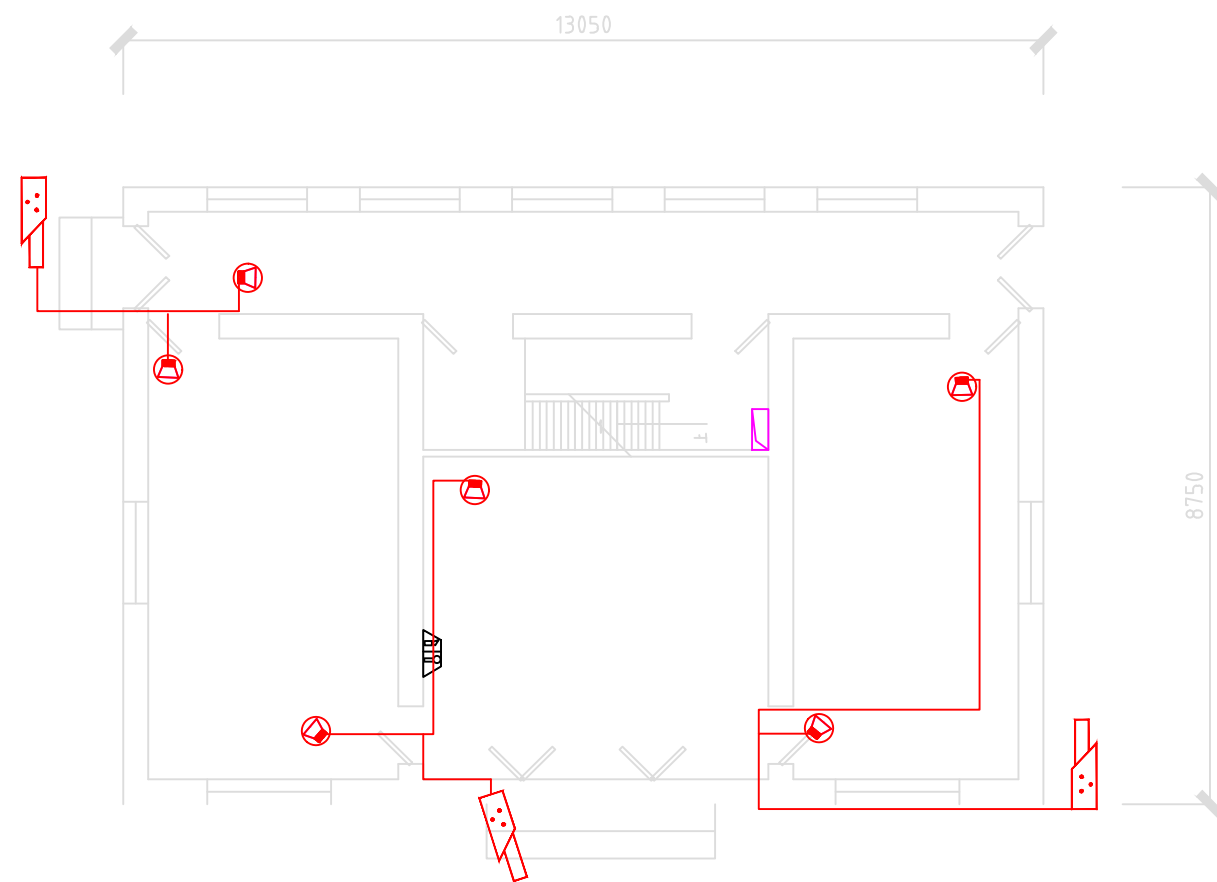

中馆一层平面图

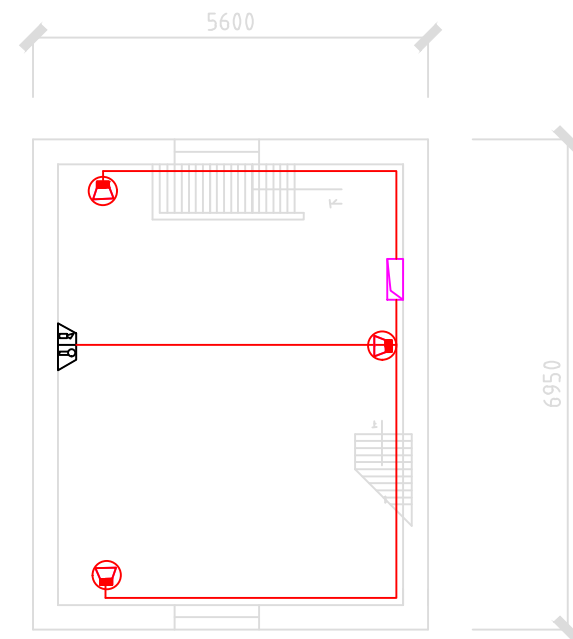

中馆二层平面图

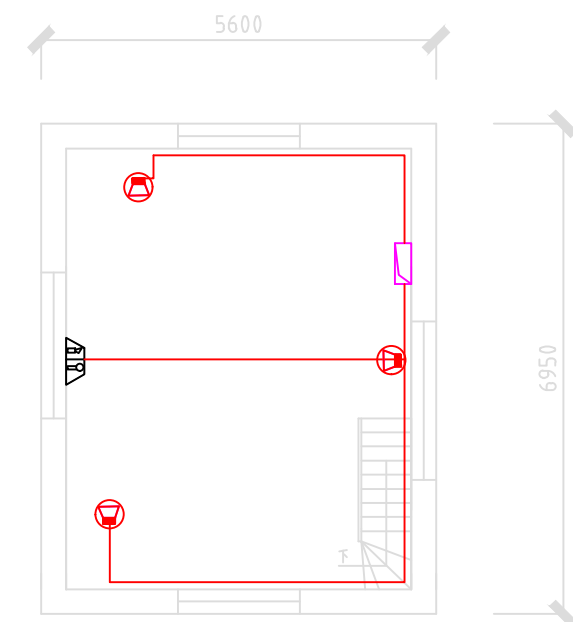

中馆三层平面图



北京奥信建筑工程
设备安装有限公司
设计证书编号: A111010143
设计证书编号: A211010140

设计签字

项目负责人

技术总负责人

建筑负责人

设备负责人

电气负责人

项目名称
PROJECT NAME

南通博物苑可视图像早期火灾报警系统

图名
TITLE

中馆火灾报警摄像机平面布置图

设计阶段
STAGE

施工图

版本号
EDITION

V1.0

比例
SCALE

1:100

项目编号
PROJECT NO.

AX-059

图号
DRAWING NO.

RS-04

日期
DATE

2019.09



北京奥信建筑工程
设备安装有限公司

设计证书编号: A111010143
设计证书编号: A211010140

SIGNATURE
设计签字

项目负责人 杨萌

技术总负责人 夏新

TECH CHIEF
建筑负责人 高文亮

ARCH CHIEF

设备负责人 王建翔

MECH CHIEF
电气负责人 张冰华

ELEC CHIEF

项目名称
PROJECT NAME
南通博物苑可视图像早期火灾报警系统

图名
TITLE
东馆火灾报警摄像机平面布置图

设计阶段
STAGE
施工图


版本号
EDITION
V1.0

比 例
SCALE
1: 100


项目编号
PROJECT NO.
AX-059

图 号
DRAWING NO.
RS-05


日 期
DATE
2019.09

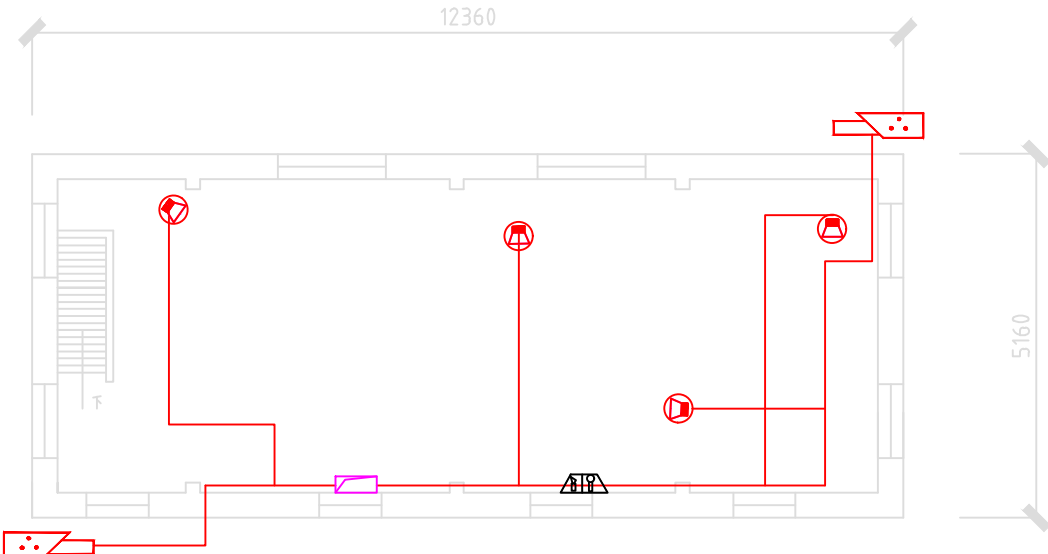

东馆二层平面图

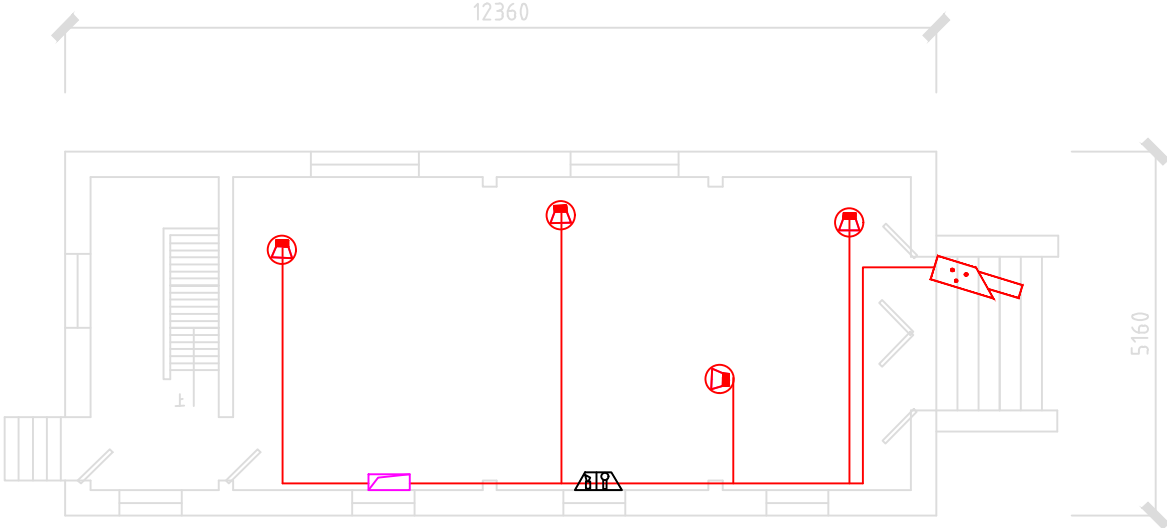

东馆一层平面图

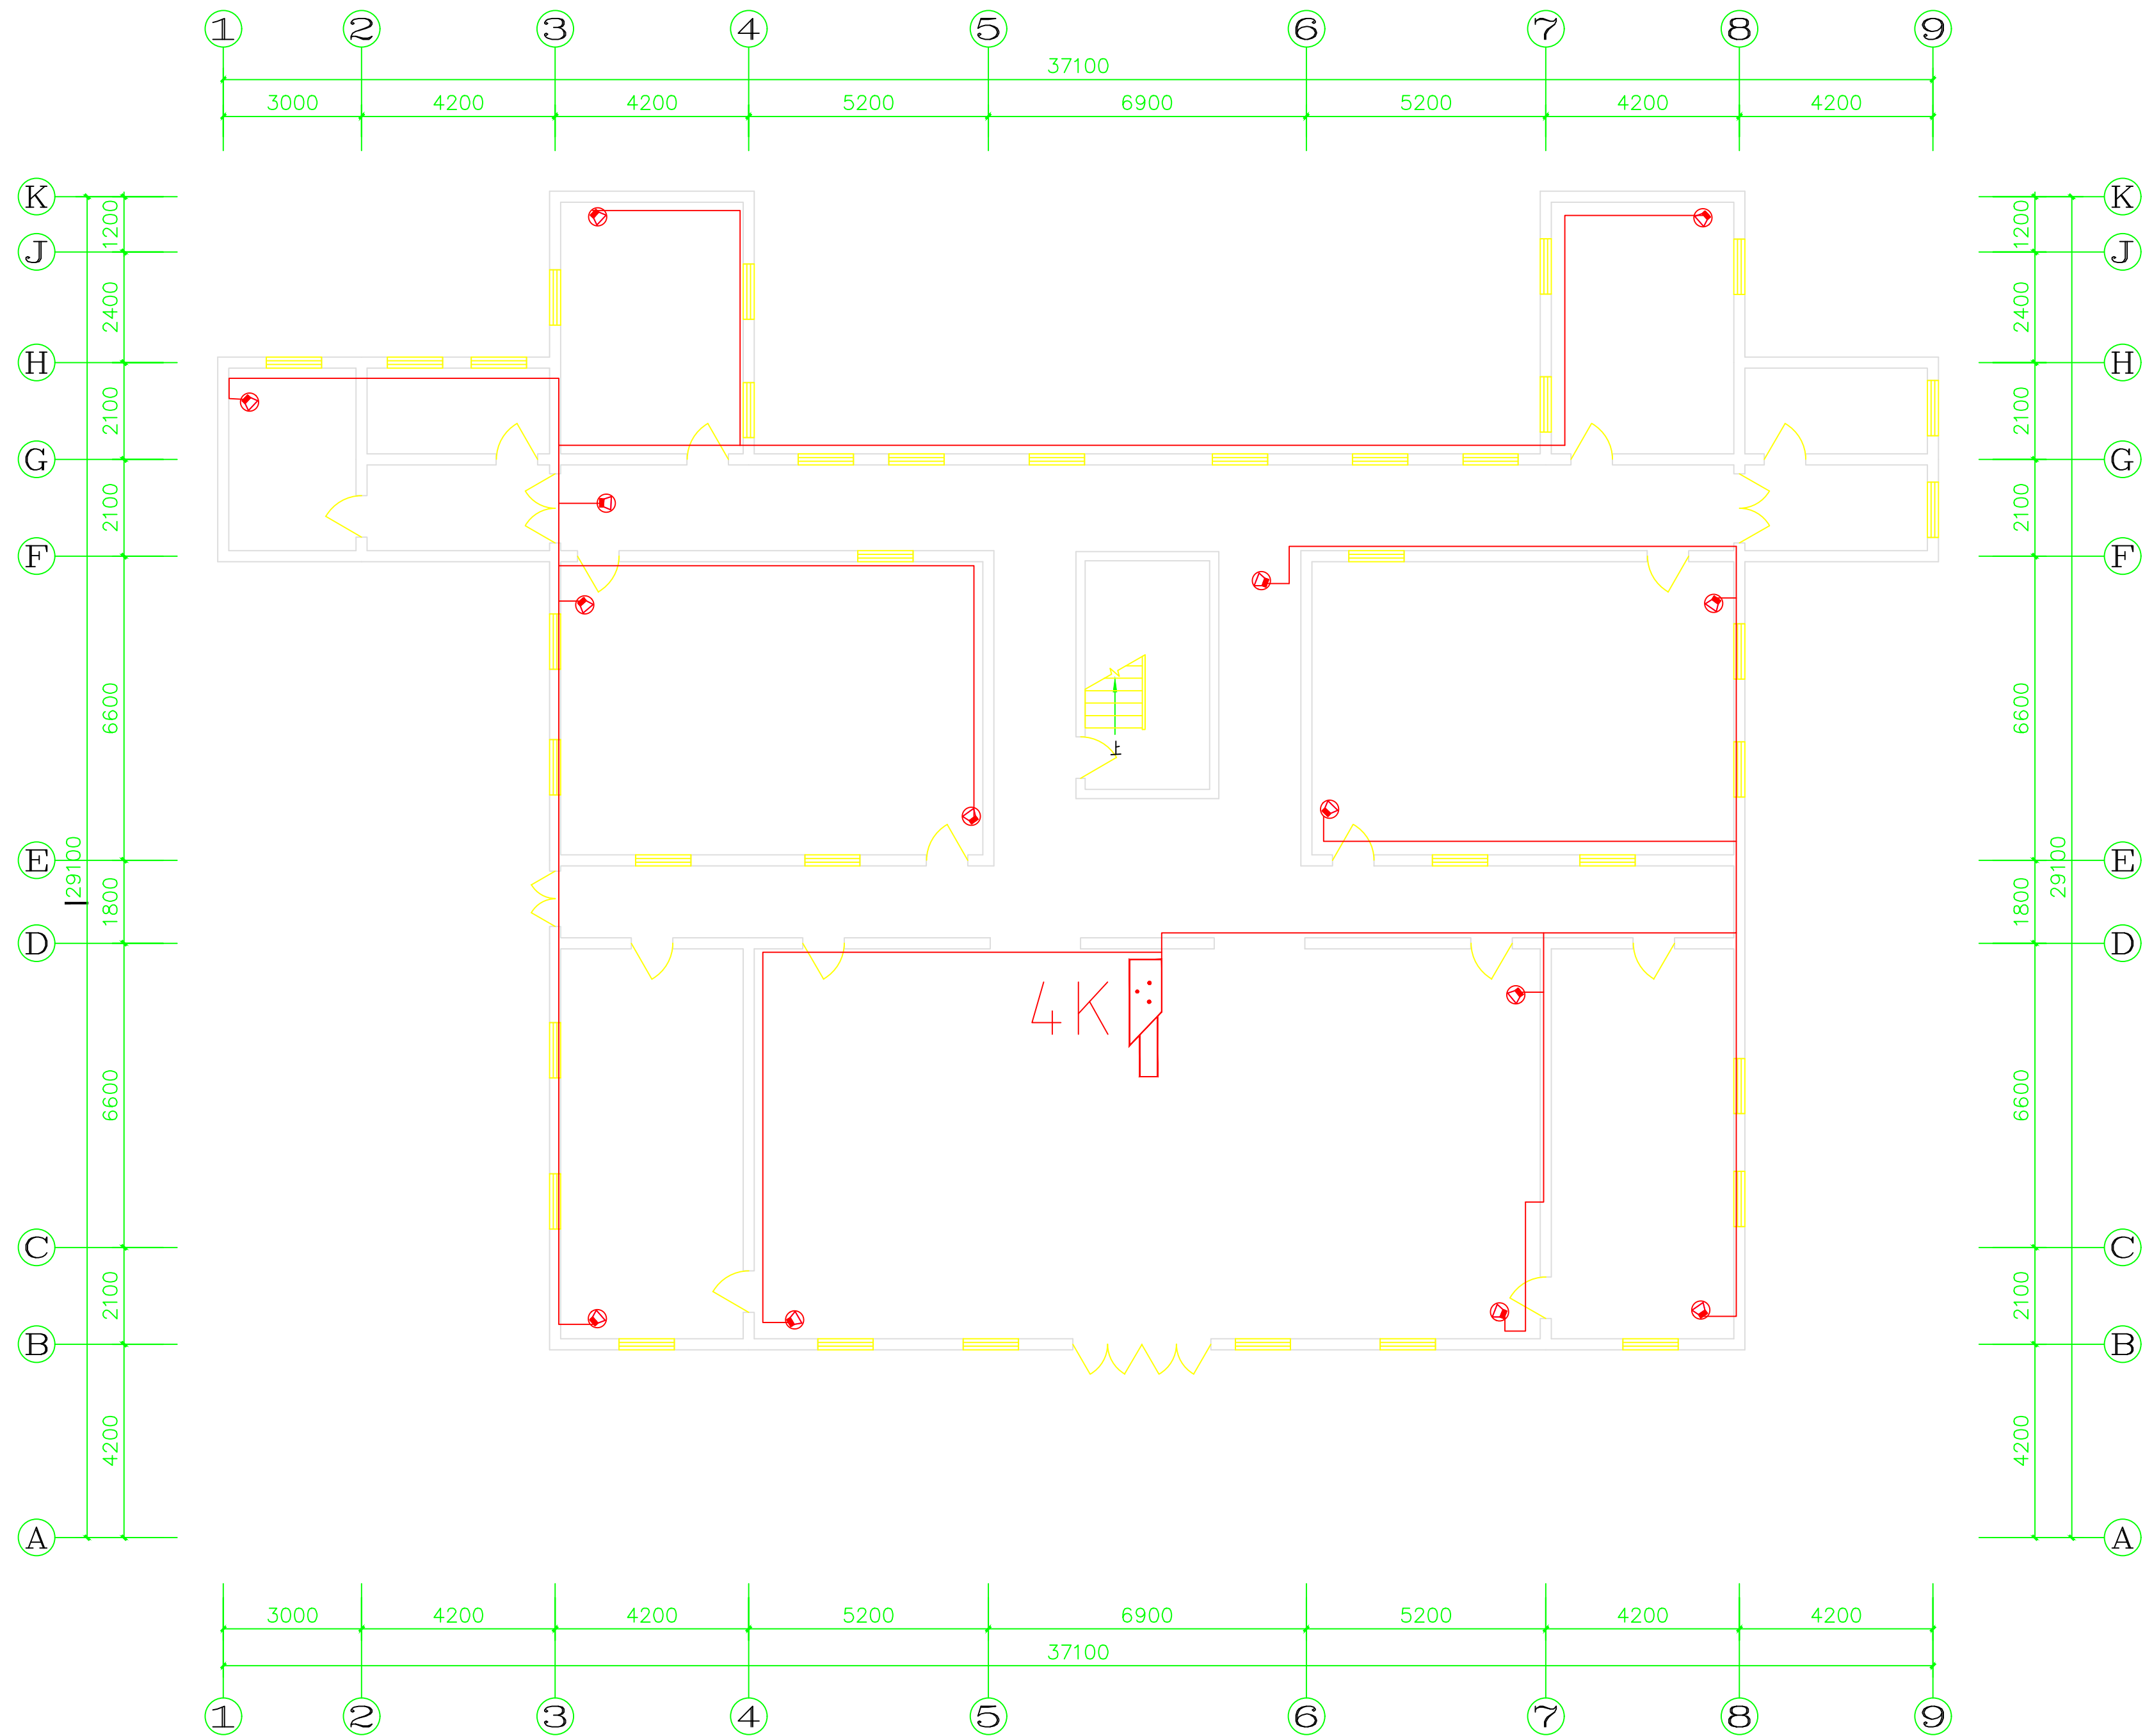

濠南别业一层平面图

备注
REMARKS



北京奥信建筑工程
设备安装有限公司
设计证书编号: A111010143
设计证书编号: A211010140

设计签字
SIGNATURE

项目负责人 PROJECT CHIEF	杨萌	
技术总负责人 TECH. CHIEF	夏新	
建筑负责人 ARCH. CHIEF	高文亮	
设备负责人 MECH. CHIEF	王建翔	
电气负责人 ELEG. CHIEF	张洁华	


项目名称
PROJECT NAME

南通博物苑可视图像早期火灾报警系统

图名
TITLE

濠南别业一层火灾报警摄像机平面图

设计阶段 STAGE	施工图
版本号 EDITION	V1.0
比例 SCALE	1: 100
项目编号 PROJECT NO.	AX-059
图号 DRAWING NO.	RS-06
日期 DATE	2019. 09

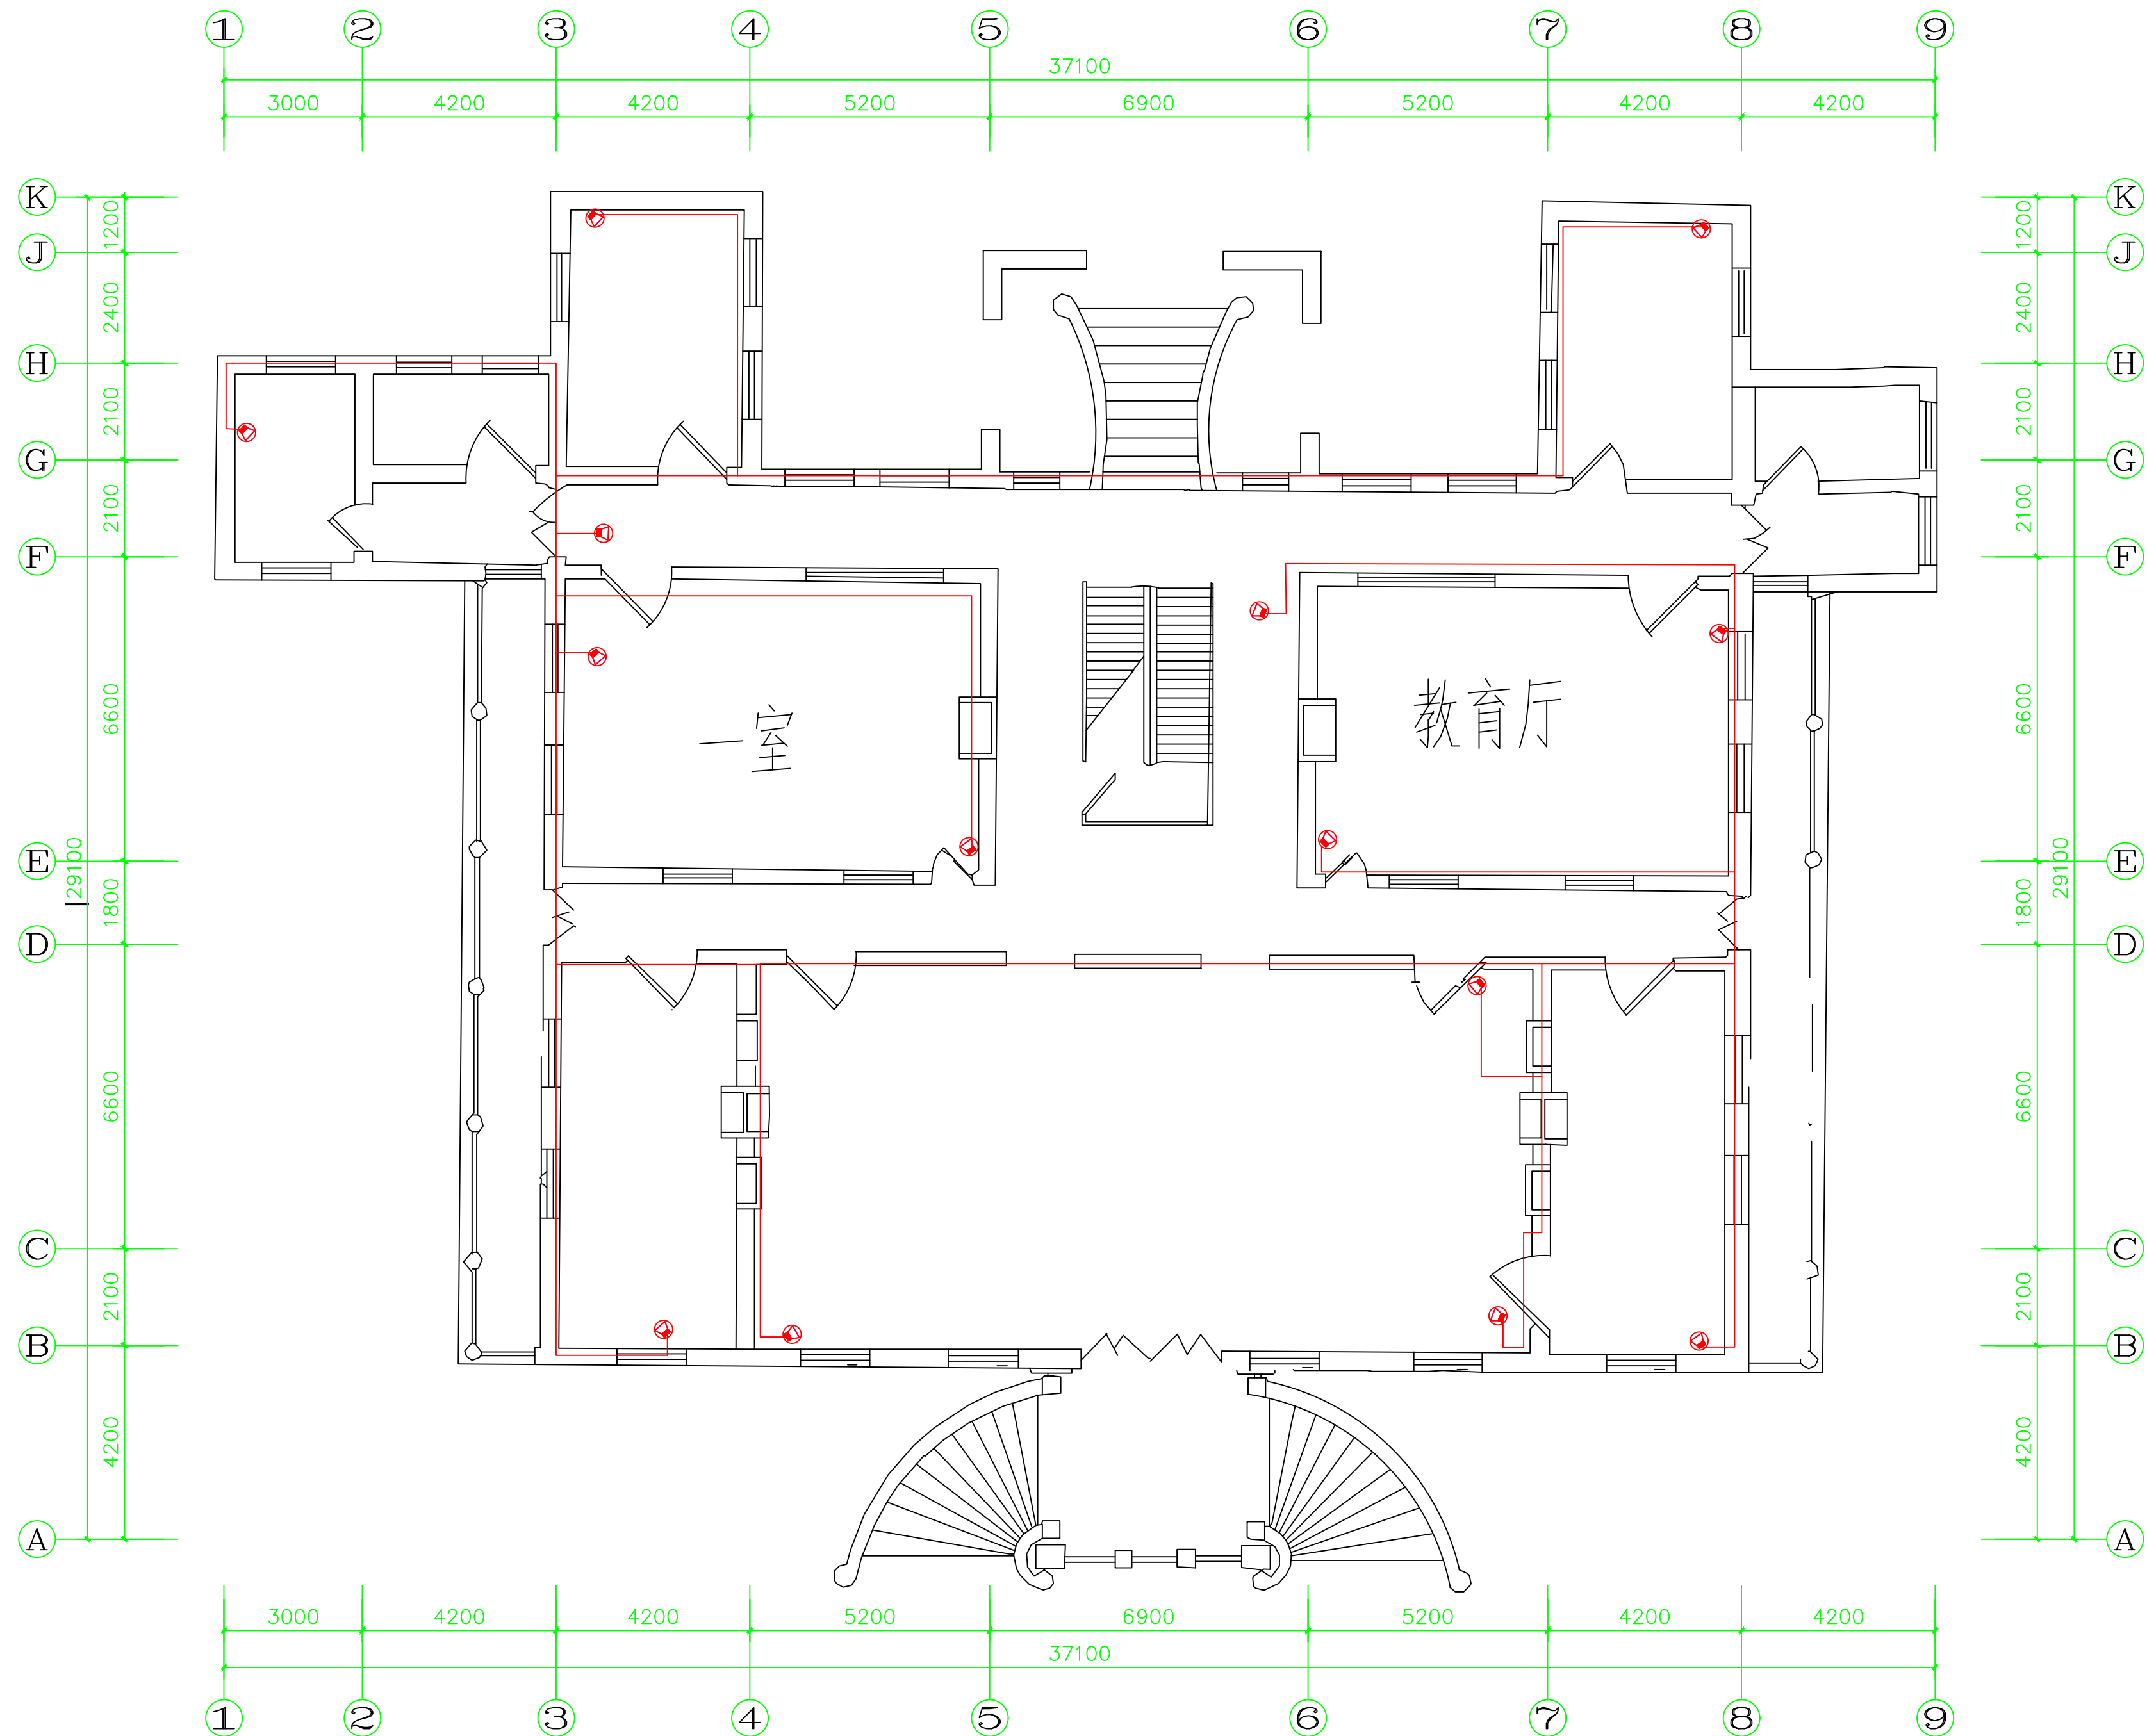

濠南别业二层平面图

备注
REMARKS



北京奥信建筑工程
设备安装有限公司
设计证书编号: A111010143
设计证书编号: A211010140

设计签字
SIGNATURE

项目负责人 PROJECT CHIEF	杨萌	
技术总负责人 TECH CHIEF	夏新	
建筑负责人 ARCH CHIEF	高文亮	
设备负责人 MECH CHIEF	王建翔	
电气负责人 ELEG CHIEF	张洁华	


项目名称
PROJECT NAME

南通博物苑可视图像早期火灾报警系统

图名
TITLE

濠南别业二层火灾报警摄像机平面图

设计阶段 STAGE	施工图
版本号 EDITION	V1.0
比例 SCALE	1: 100
项目编号 PROJECT NO.	AX-059
图号 DRAWING NO.	RS-07
日期 DATE	2019. 09

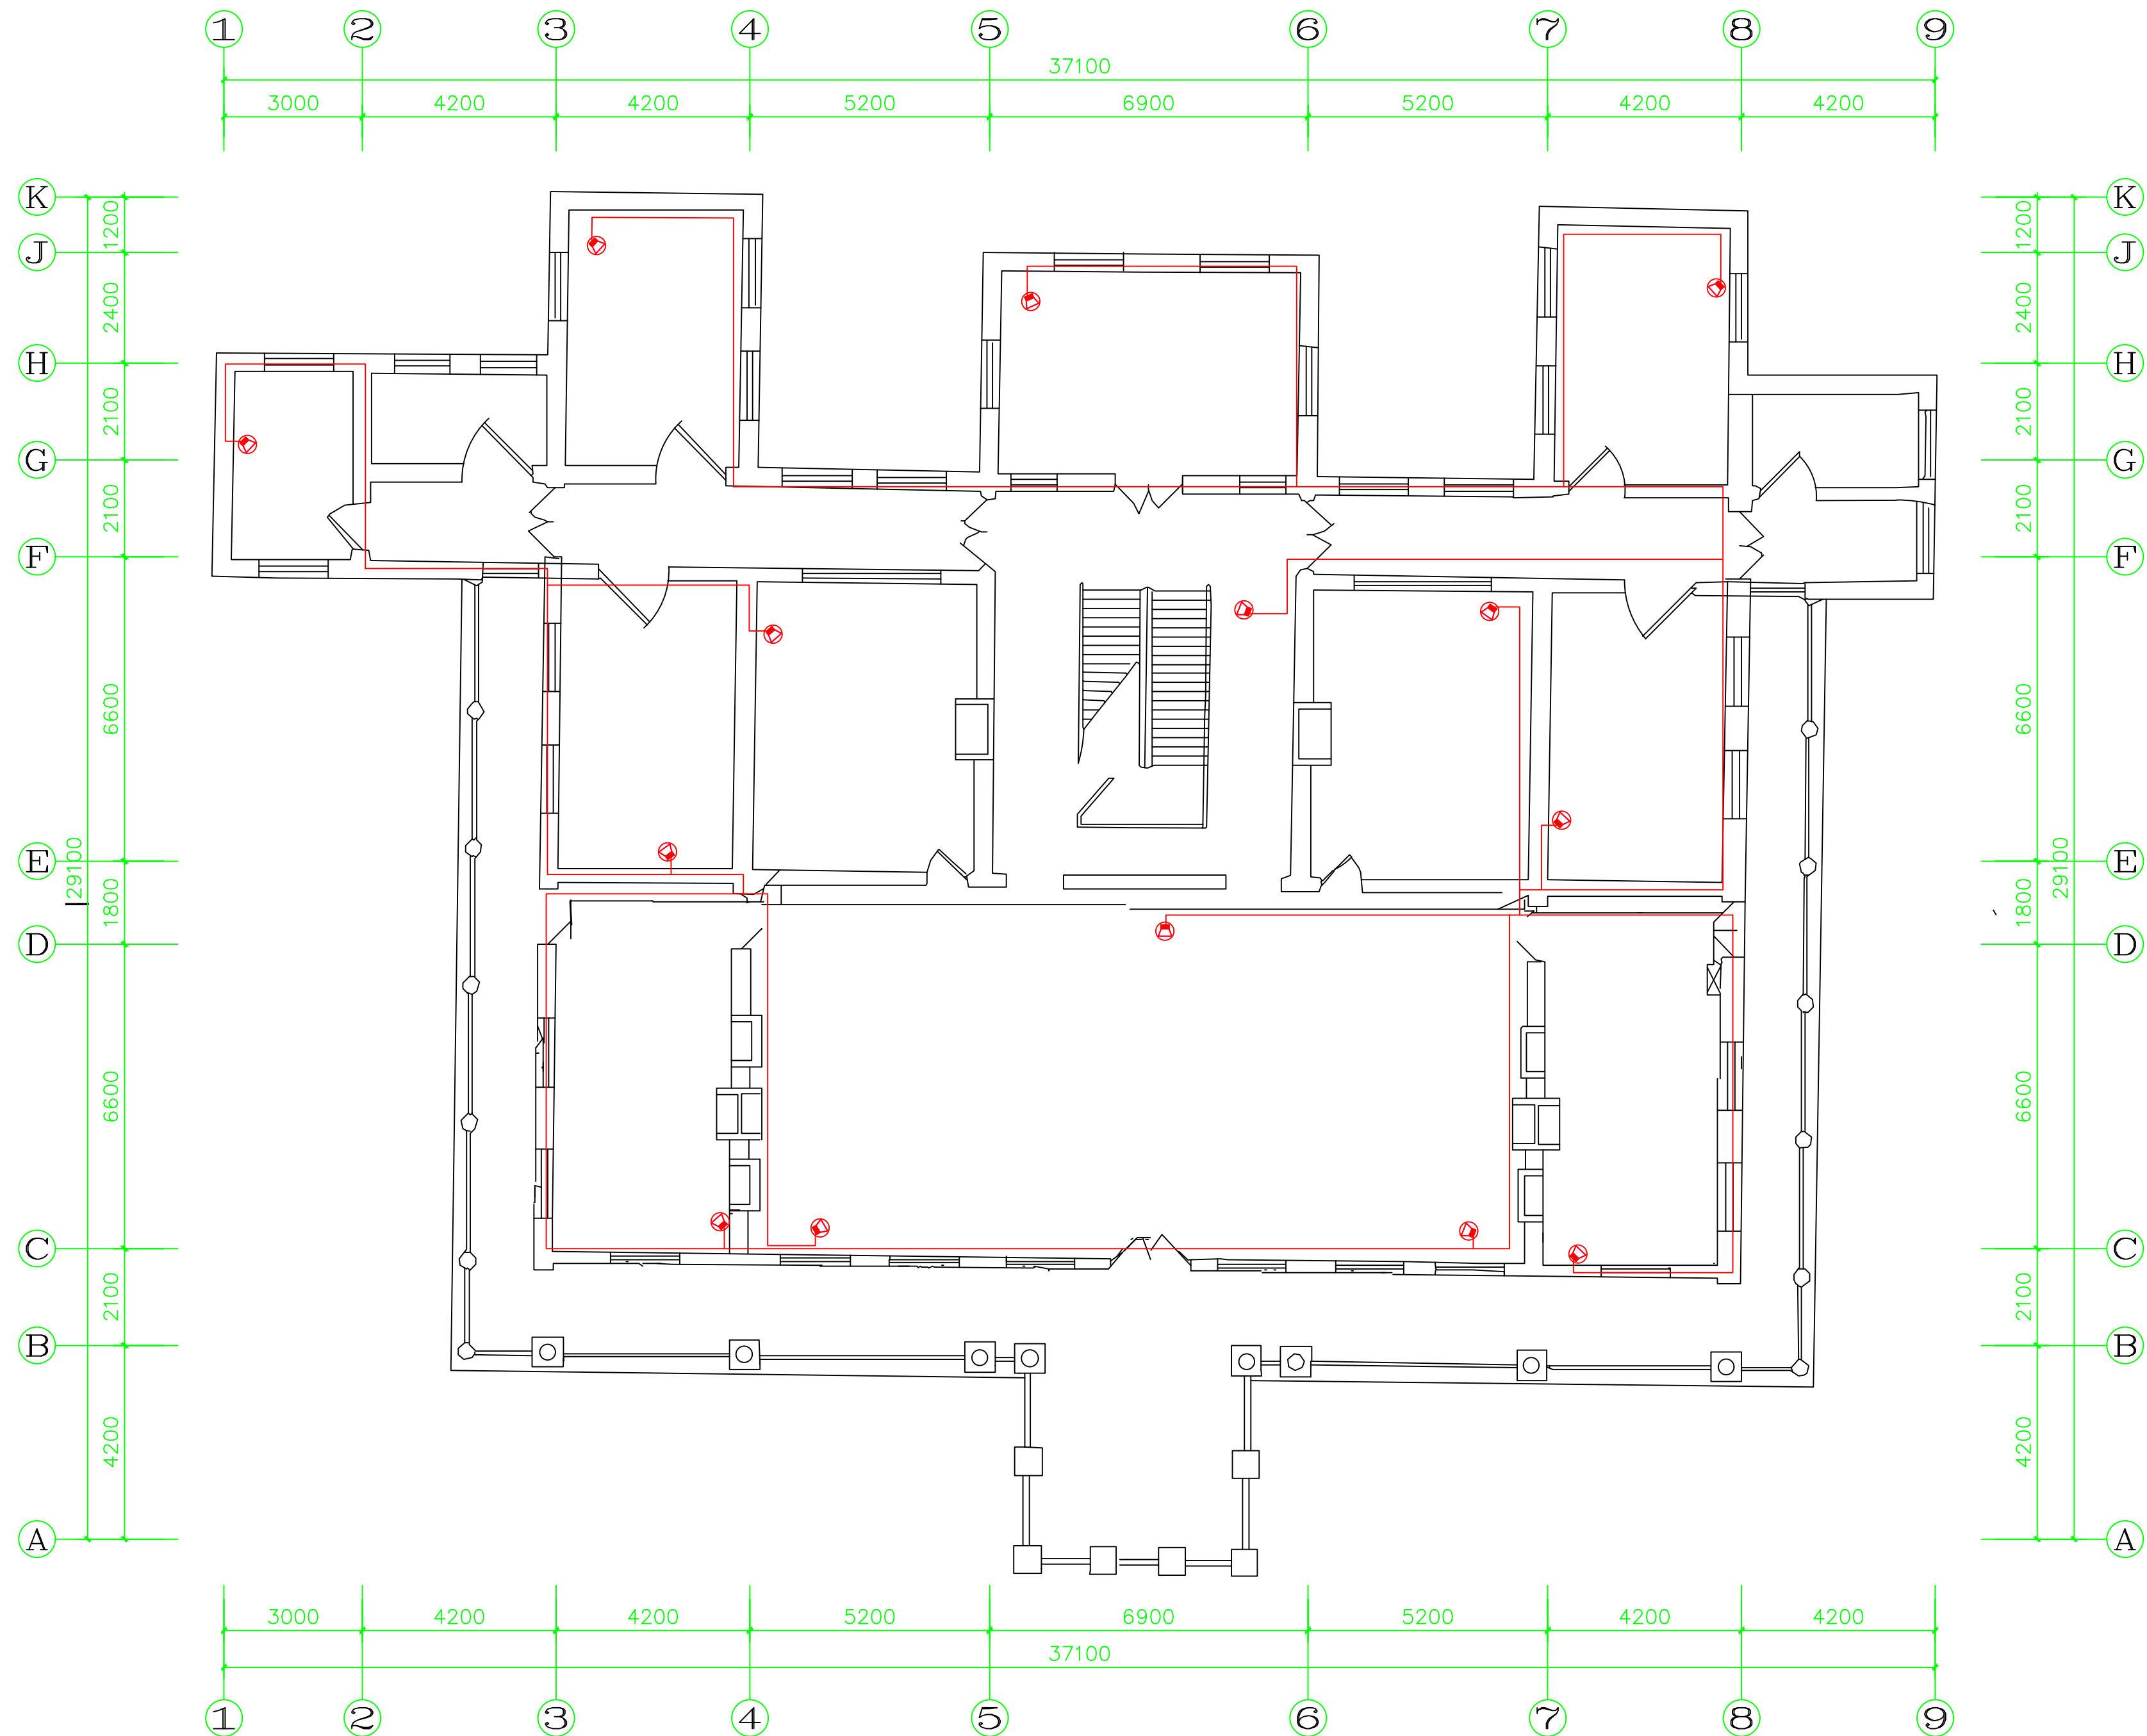

濠南别业三层平面图

备注
REMARKS



北京奥信建筑工程
设备安装有限公司
设计证书编号: A111010143
设计证书编号: A211010140

设计签字
SIGNATURE

项目负责人 PROJECT CHIEF	杨萌	
技术总负责人 TECH CHIEF	夏新	
建筑负责人 ARCH CHIEF	高文亮	
设备负责人 MECH CHIEF	王建翔	
电气负责人 ELEG CHIEF	张洁华	


项目名称
PROJECT NAME

南通博物苑可视图像早期火灾报警系统

图名
TITLE

濠南别业三层火灾报警摄像机平面图

设计阶段 STAGE	施工图
版本号 EDITION	V1.0
比例 SCALE	1: 100
项目编号 PROJECT NO.	AX-059
图号 DRAWING NO.	RS-08
日期 DATE	2019. 09

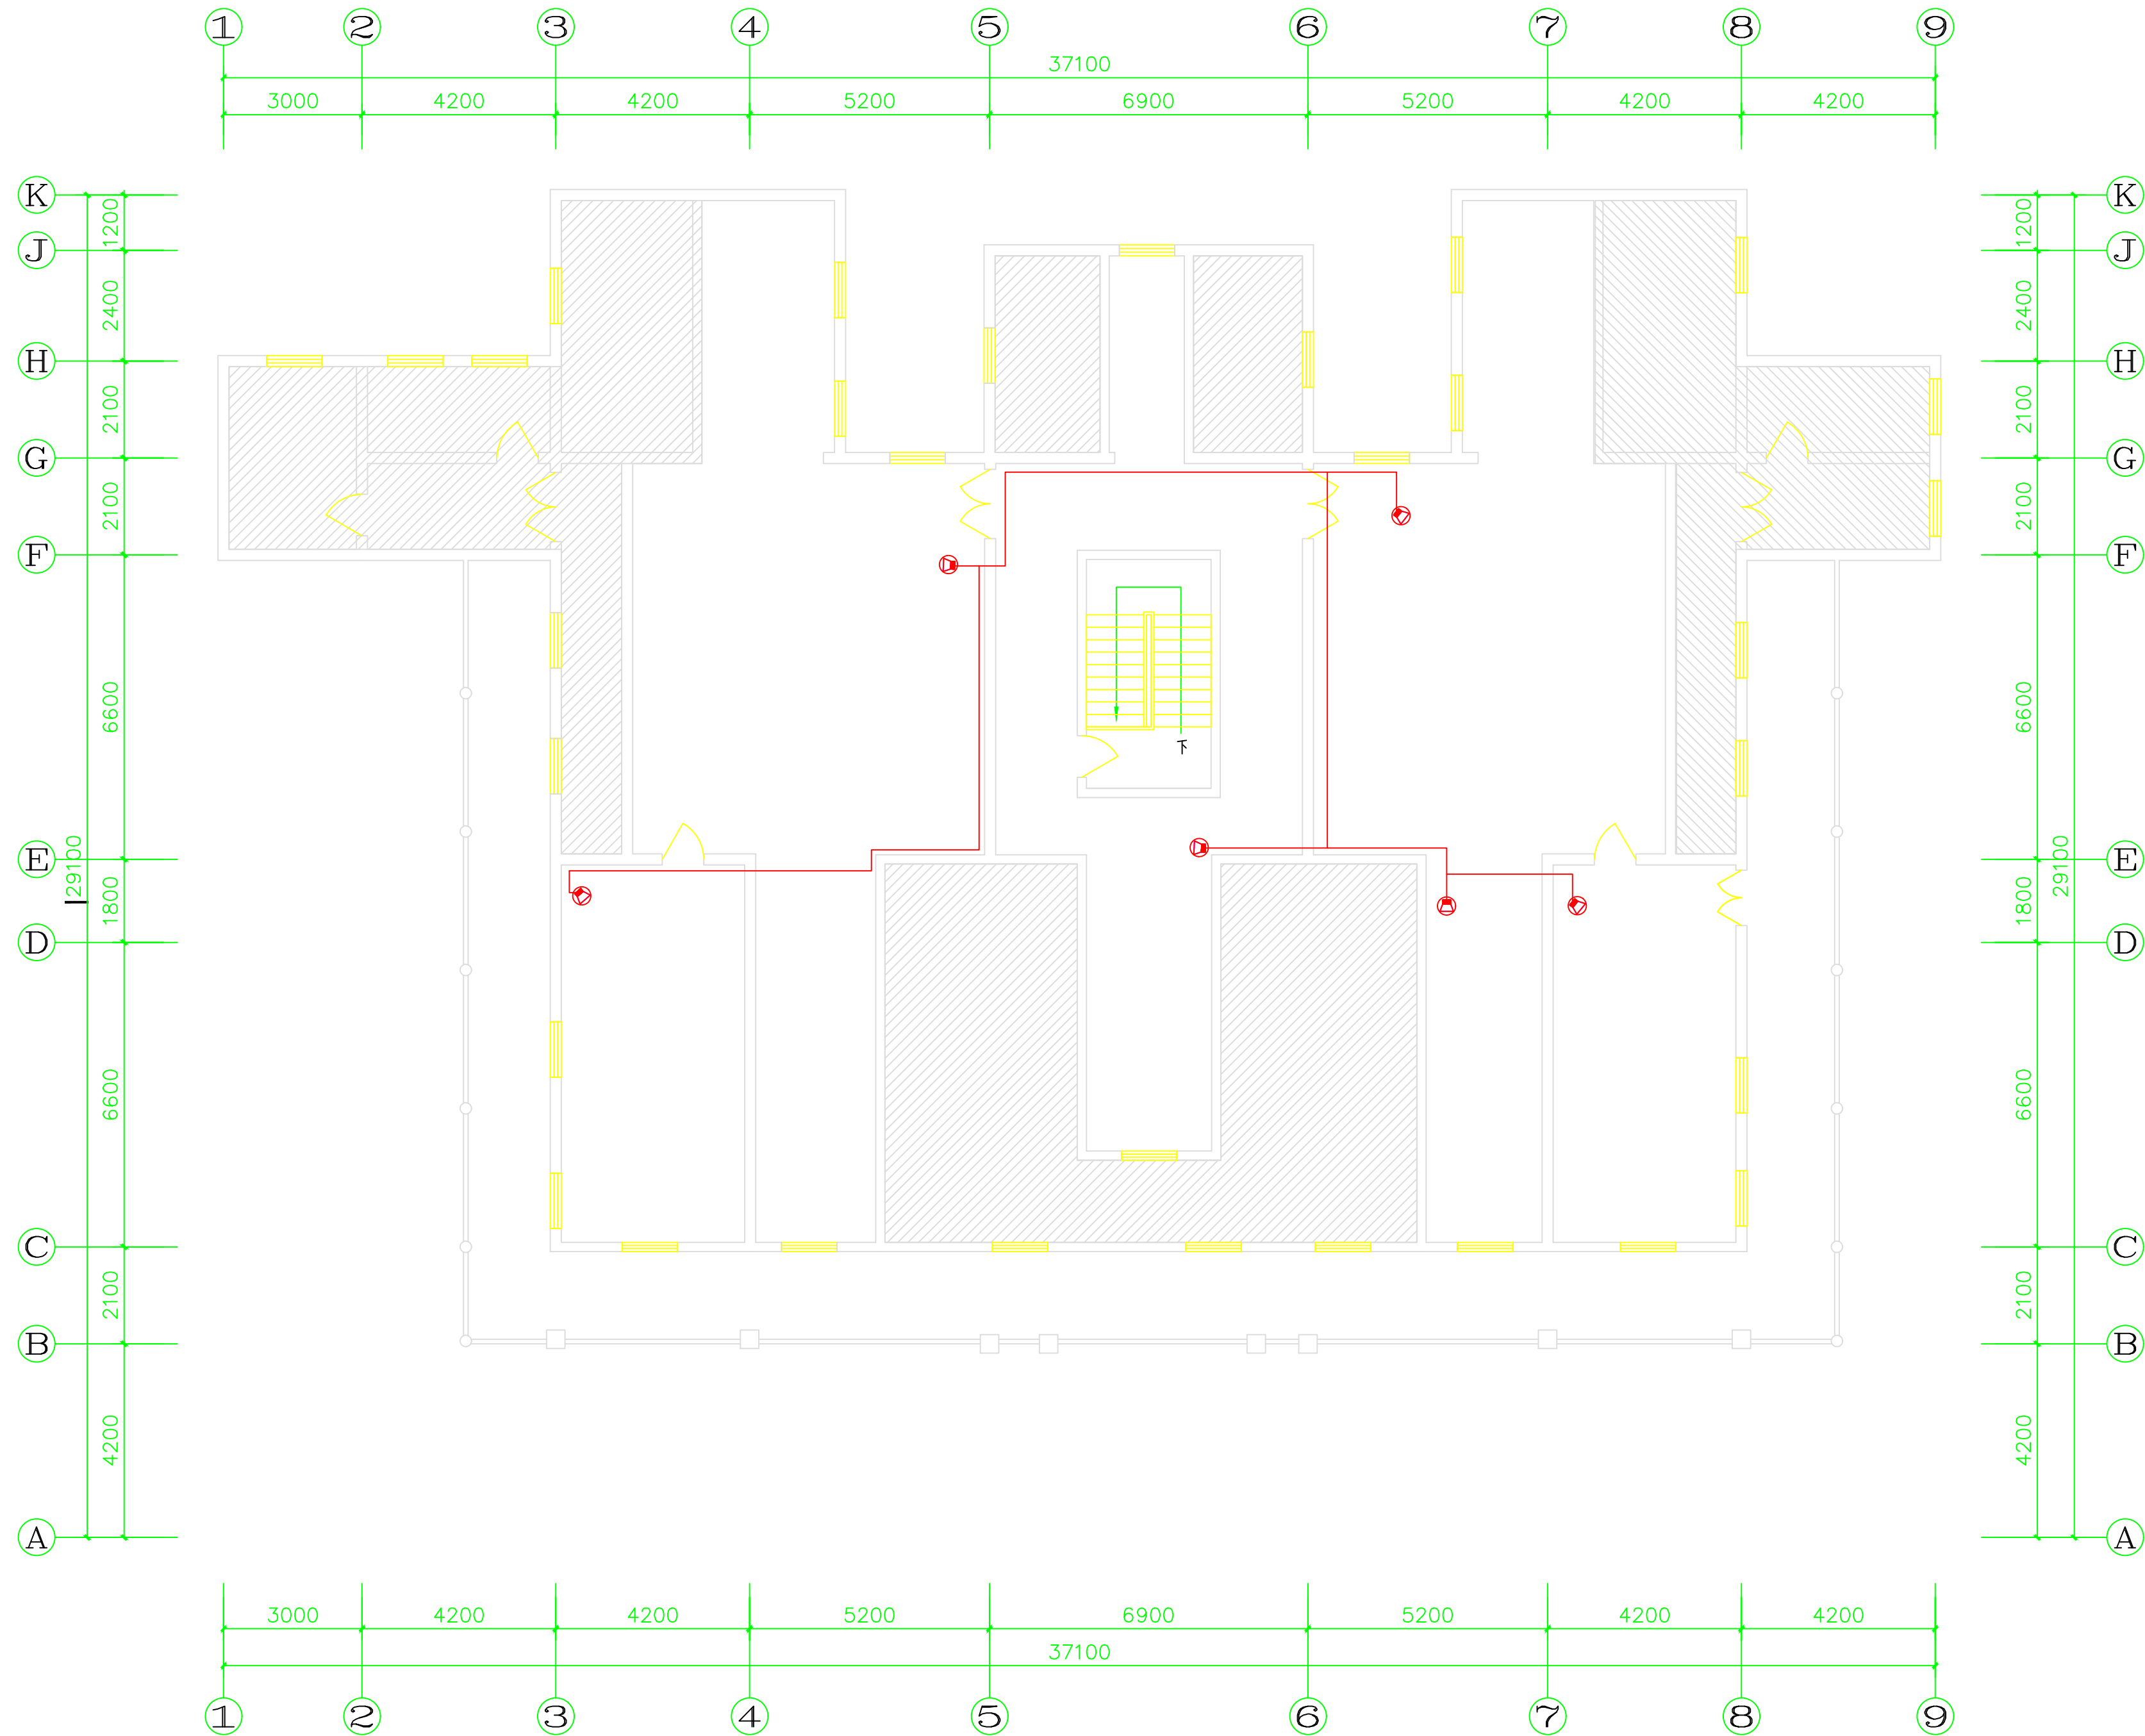

濠南别业四层平面图

备注
REMARKS



北京奥信建筑工程
设备安装有限公司
设计证书编号: A111010143
设计证书编号: A211010140

设计签字
SIGNATURE

项目负责人 PROJECT CHIEF	杨萌	
技术总负责人 TECH CHIEF	夏新	
建筑负责人 ARCH CHIEF	高文亮	
设备负责人 MECH CHIEF	王建翔	
电气负责人 ELEG CHIEF	张洁华	


项目名称
PROJECT NAME

南通博物苑可视图像早期火灾报警系统

图名
TITLE

濠南别业四层火灾报警摄像机平面图

设计阶段 STAGE	施工图
版本号 EDITION	V1.0
比例 SCALE	1: 100
项目编号 PROJECT NO.	AX-059
图号 DRAWING NO.	RS-09
日期 DATE	2019. 09

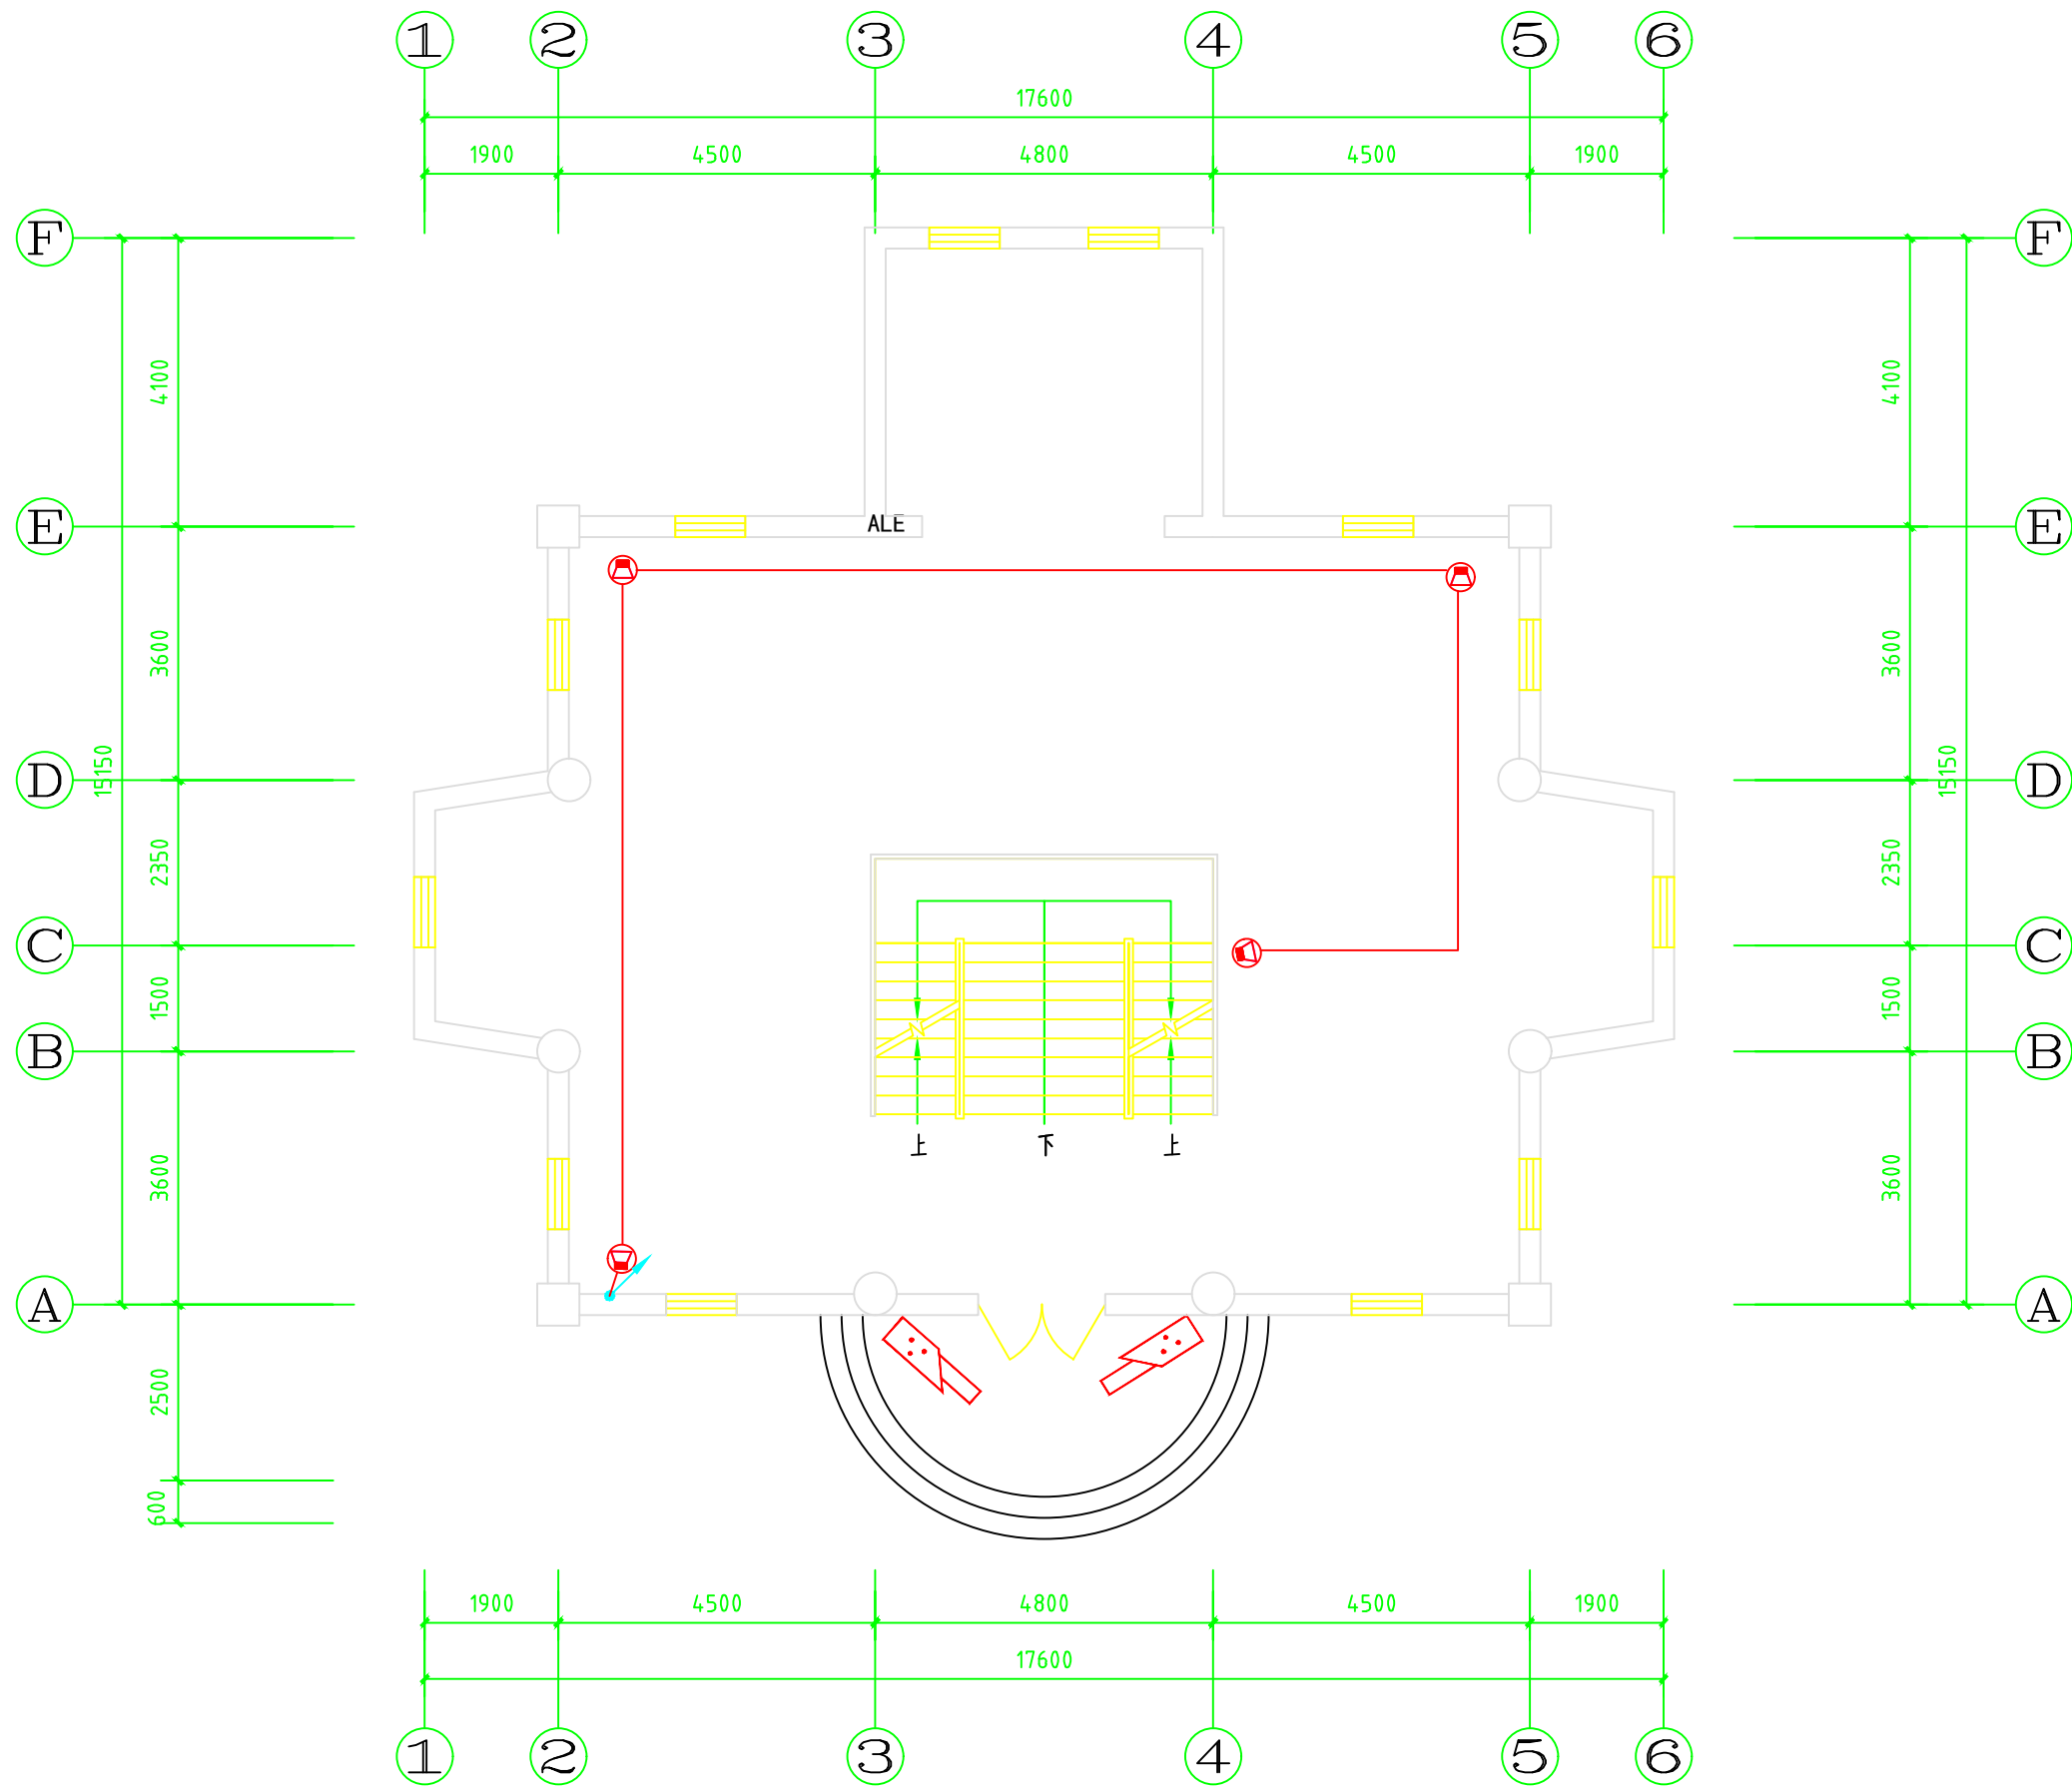

南馆一层平面图 1:100

备注
REMARKS



北京奥信建筑工程
设备安装有限公司
设计证书编号: A111010143
设计证书编号: A211010140

设计签字 SLGNATURE		
项目负责人 PROJECT CHIEF	杨萌	
技术总负责人 TECH CHIEF	夏新	
建筑负责人 ARCH CHIEF	高文亮	
设备负责人 MECH CHIEF	王建翔	
电气负责人 ELEC CHIEF	张冰华	


项目名称
PROJECT NAME

南通博物苑可视图像早期火灾报警系统


图名
TITLE

南馆一层火灾报警摄像机平面图

设计阶段 STAGE	施工图
版本号 EDITION	V1.0
比例 SCALE	1:100
项目编号 PROJECT NO.	AX-059
图号 DRAWING NO.	RS-10
日期 DATE	2019.09

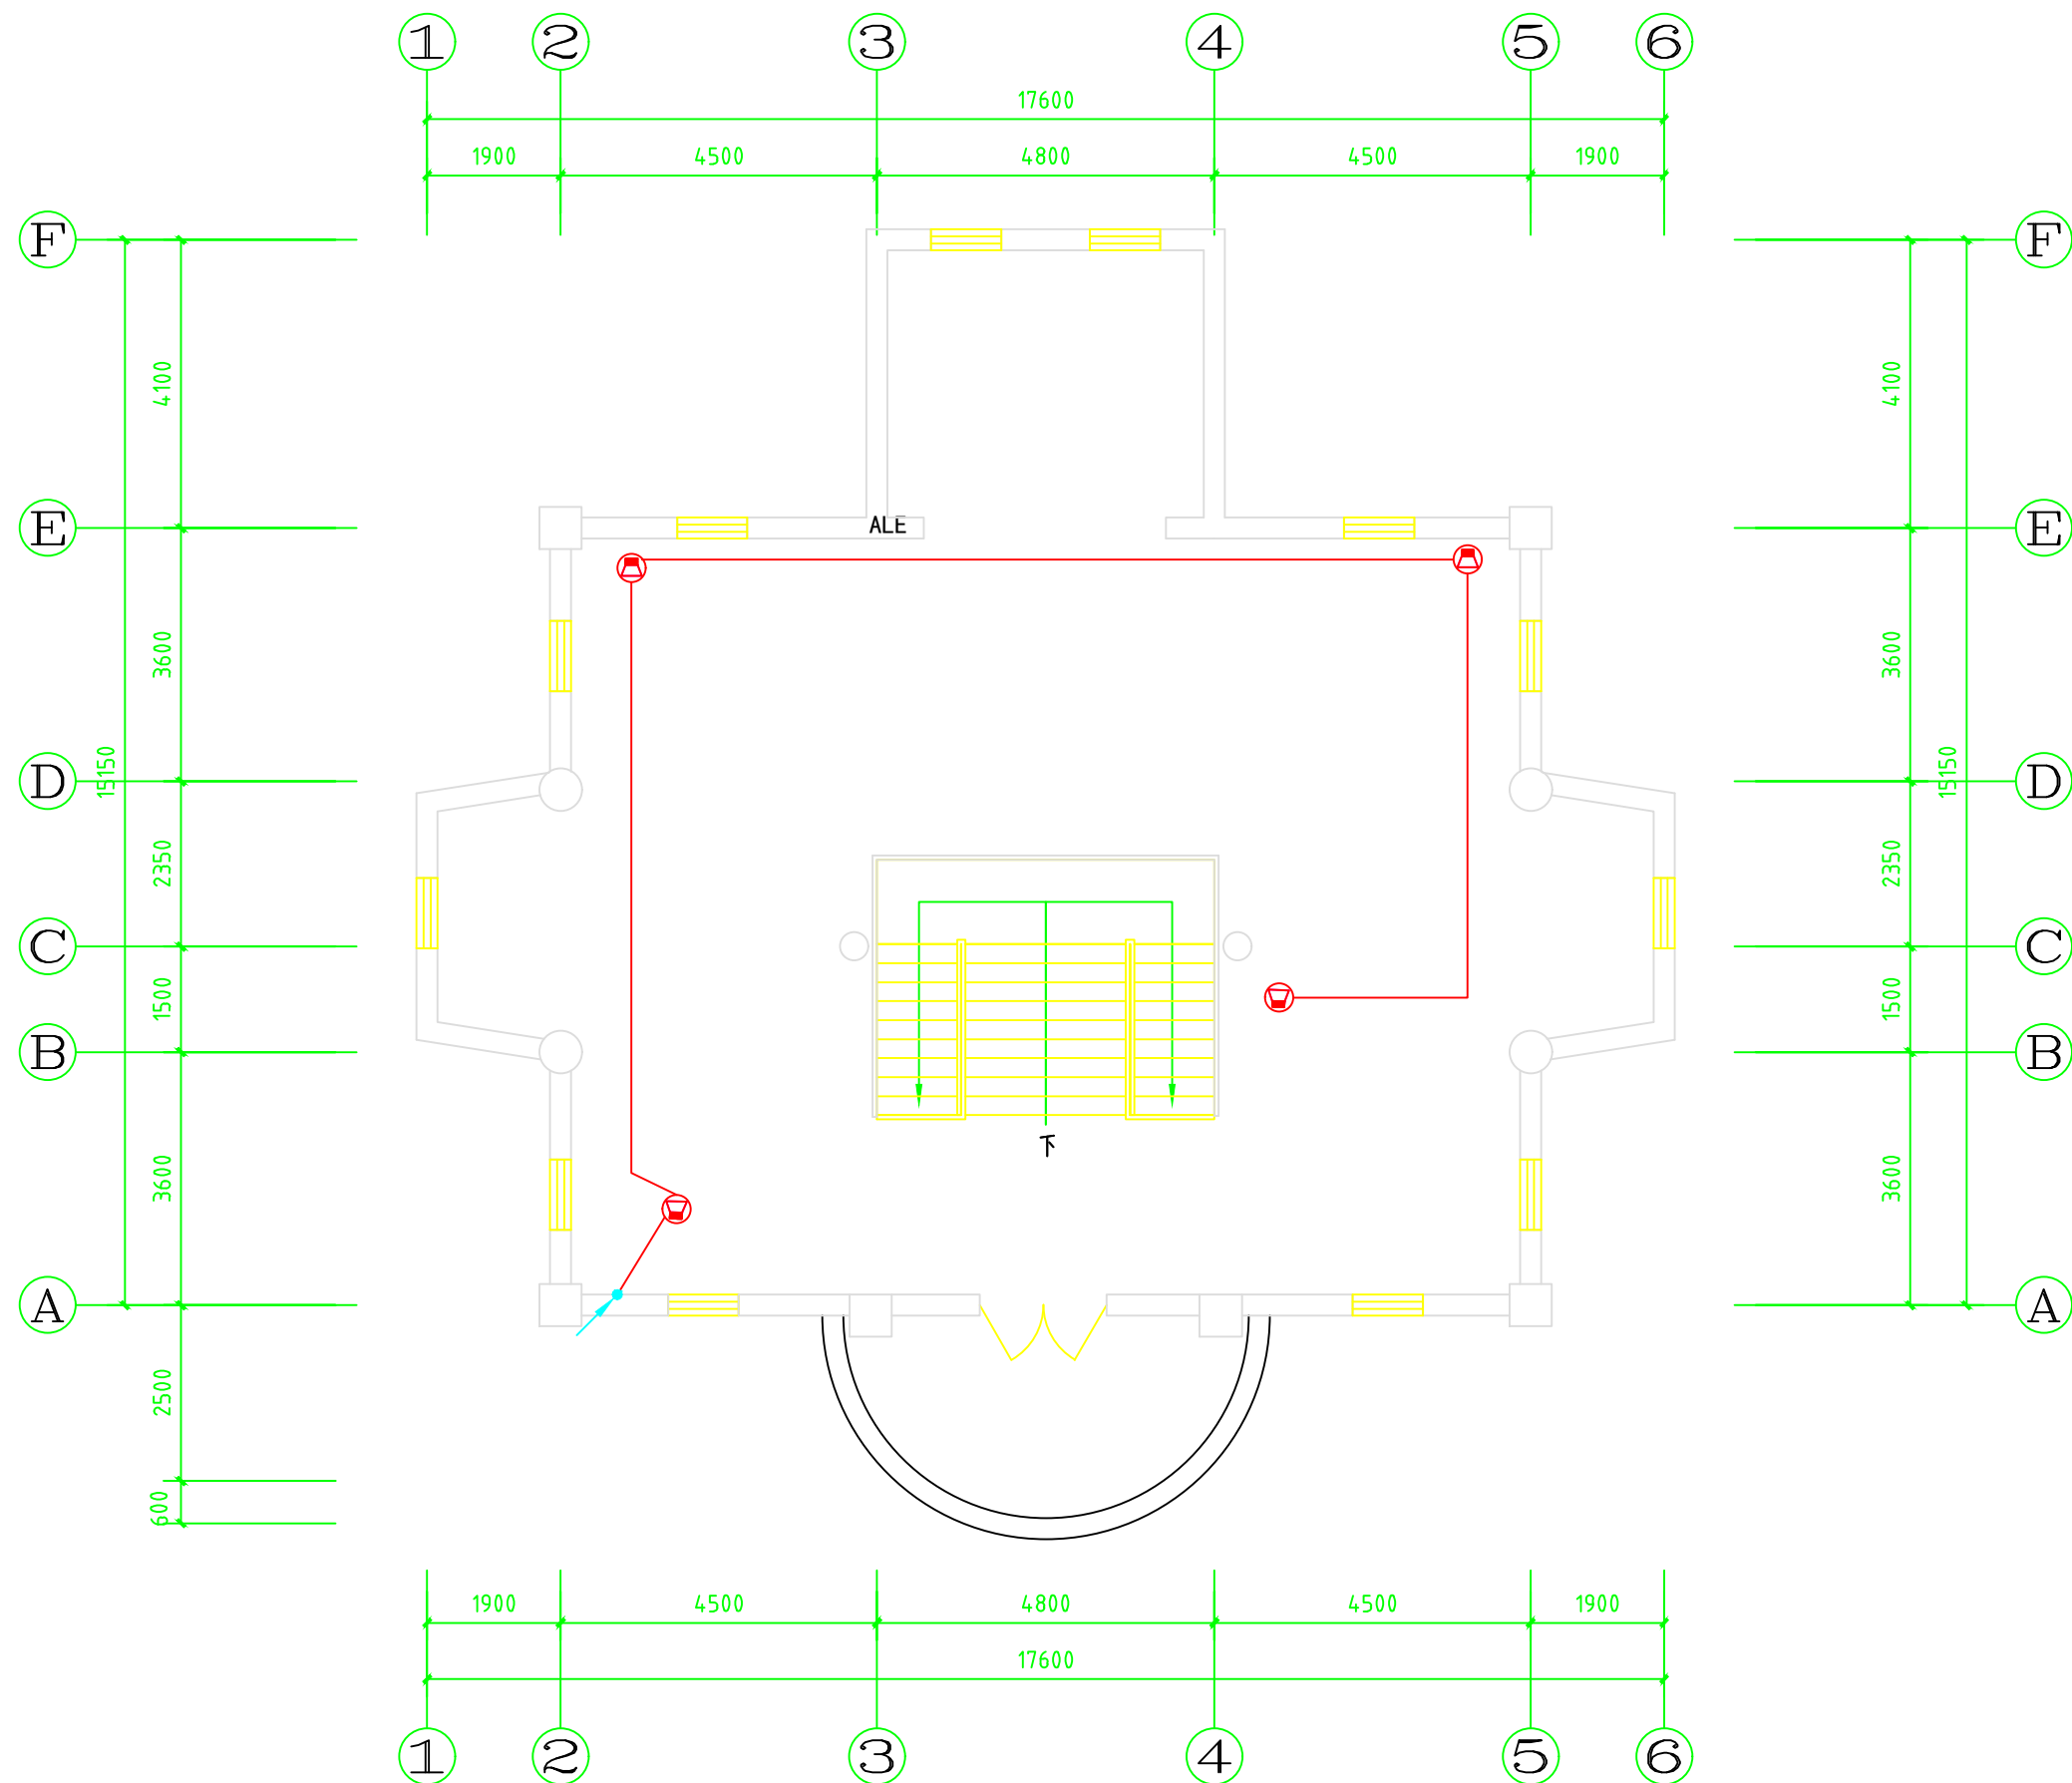

REMARKS

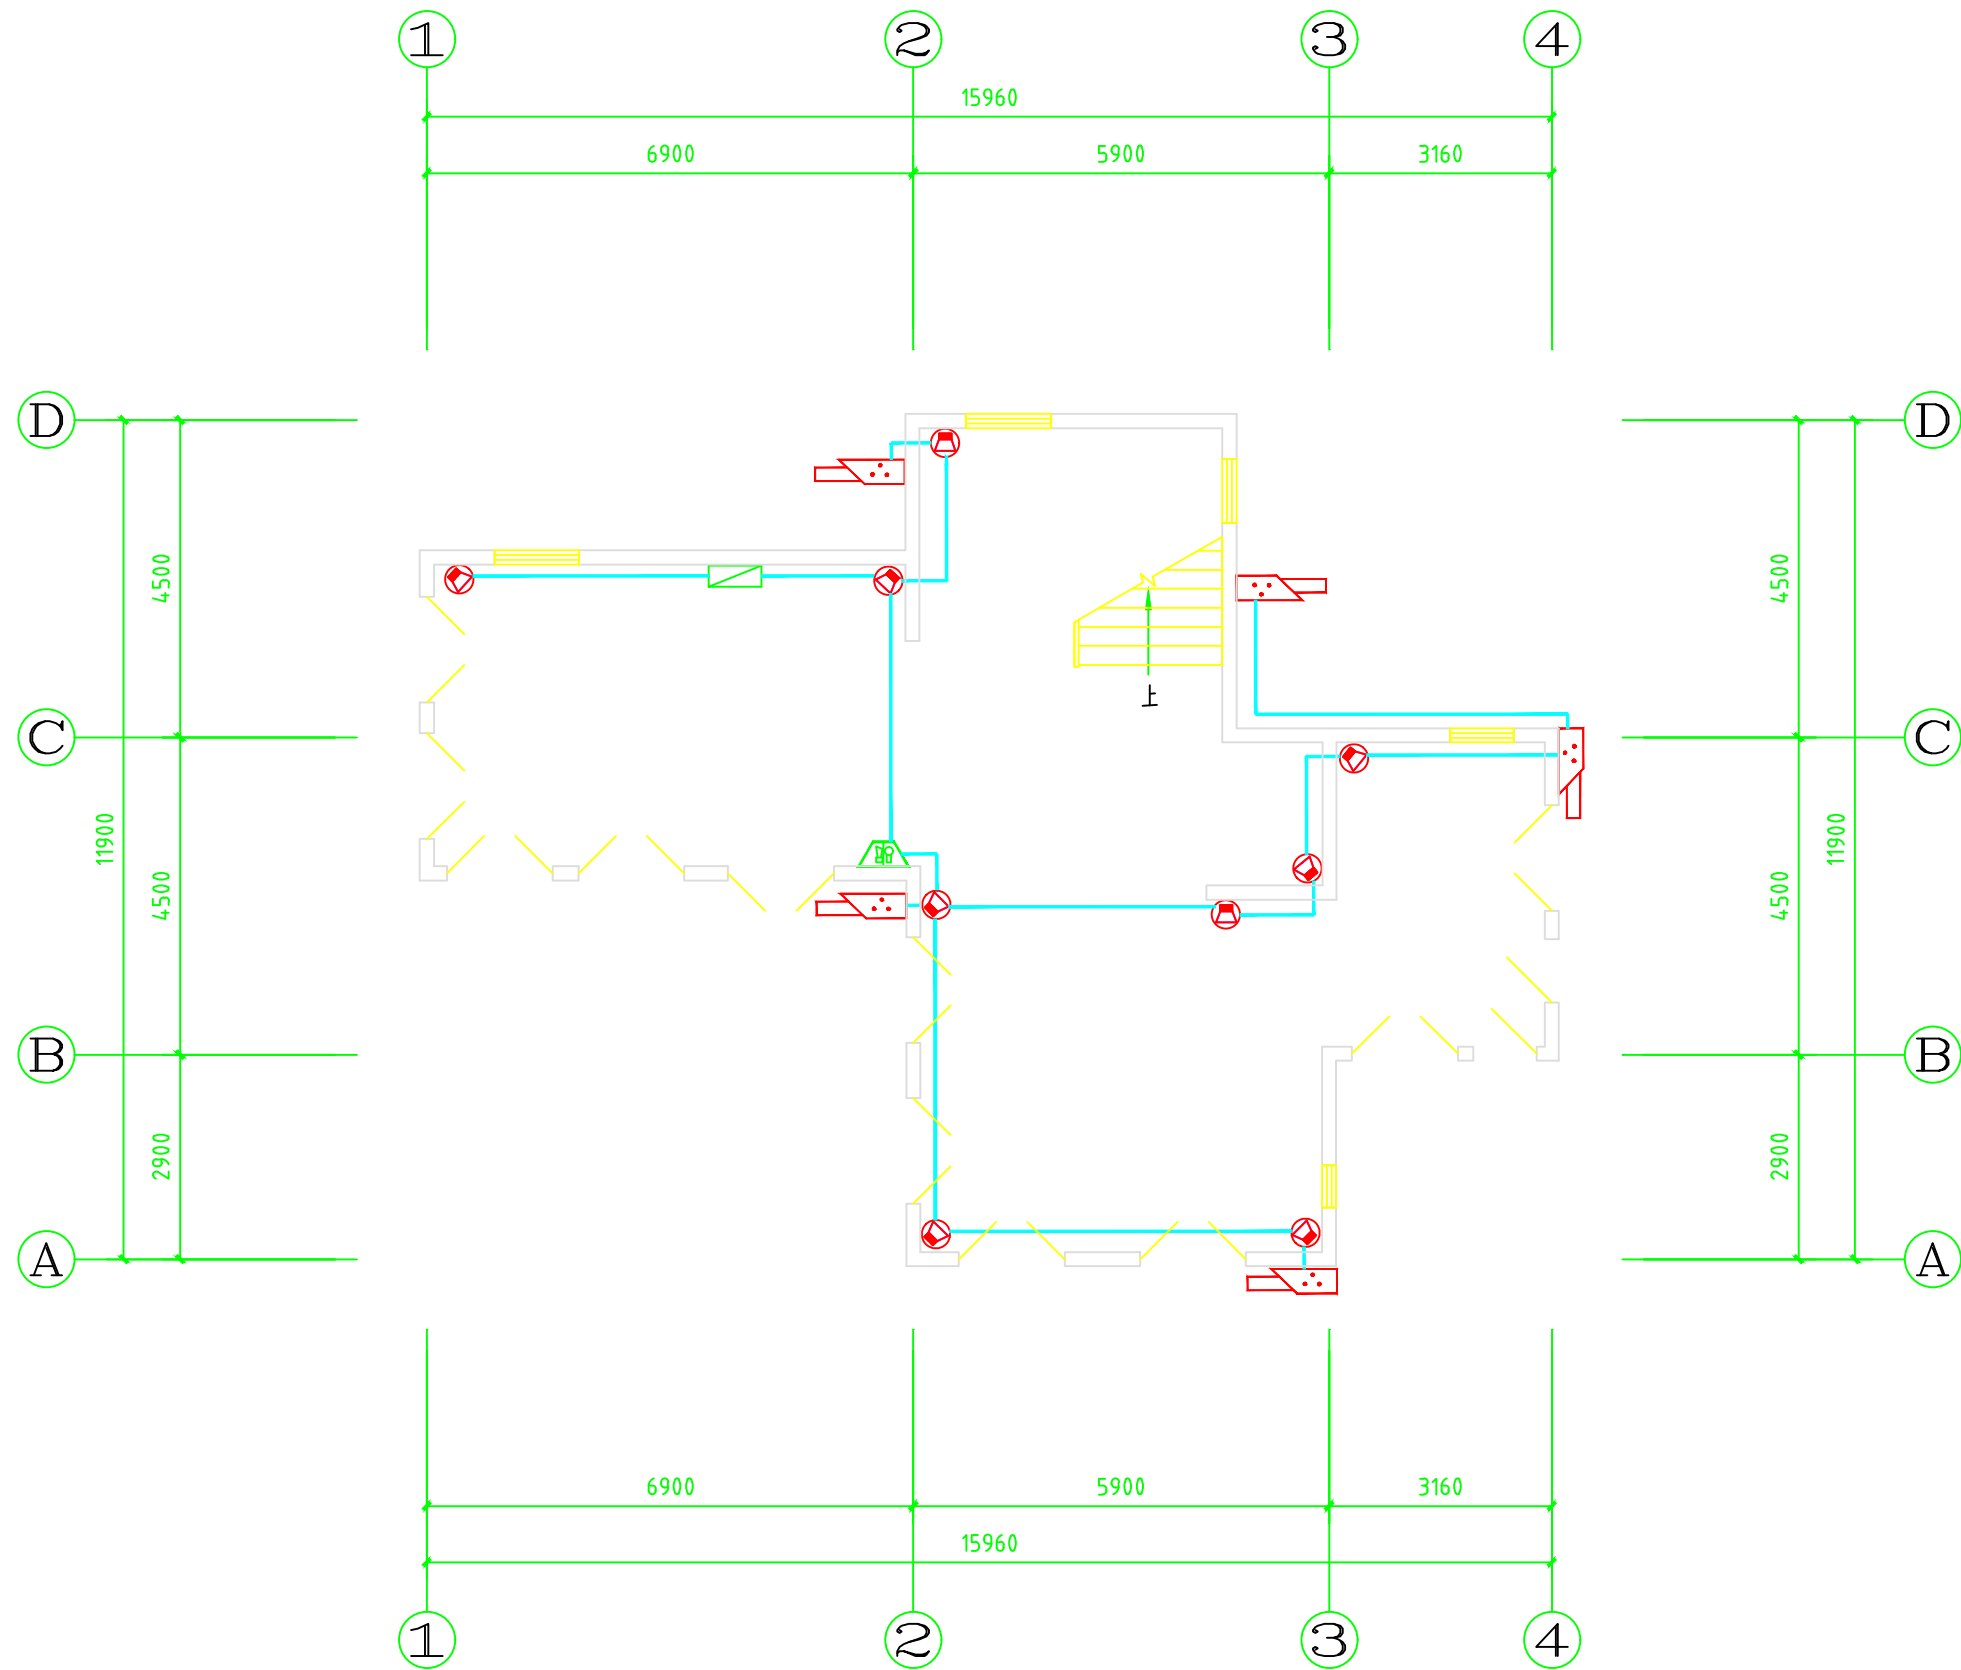

茶楼一层平面图 1:100

备注
REMARKS



北京奥信建筑工程
设备安装有限公司
设计证书编号: A111010143
设计证书编号: A211010140

设计签字
SIGNATURE

项目负责人 PROJECT CHIEF	杨萌	
技术总负责人 TECH CHIEF	夏新	
建筑负责人 ARCH CHIEF	高文亮	
设备负责人 MECH CHIEF	王建翔	
电气负责人 ELEC CHIEF	张冰华	


项目名称
PROJECT NAME

南通博物苑可视图像早期火灾报警系统

图名
TITLE

茶楼一层火灾报警摄像机平面图

设计阶段 STAGE	施工图
版本号 EDITION	V1.0
比例 SCALE	1:100
项目编号 PROJECT NO.	AX-059
图号 DRAWING NO.	RS-12
日期 DATE	2019.09

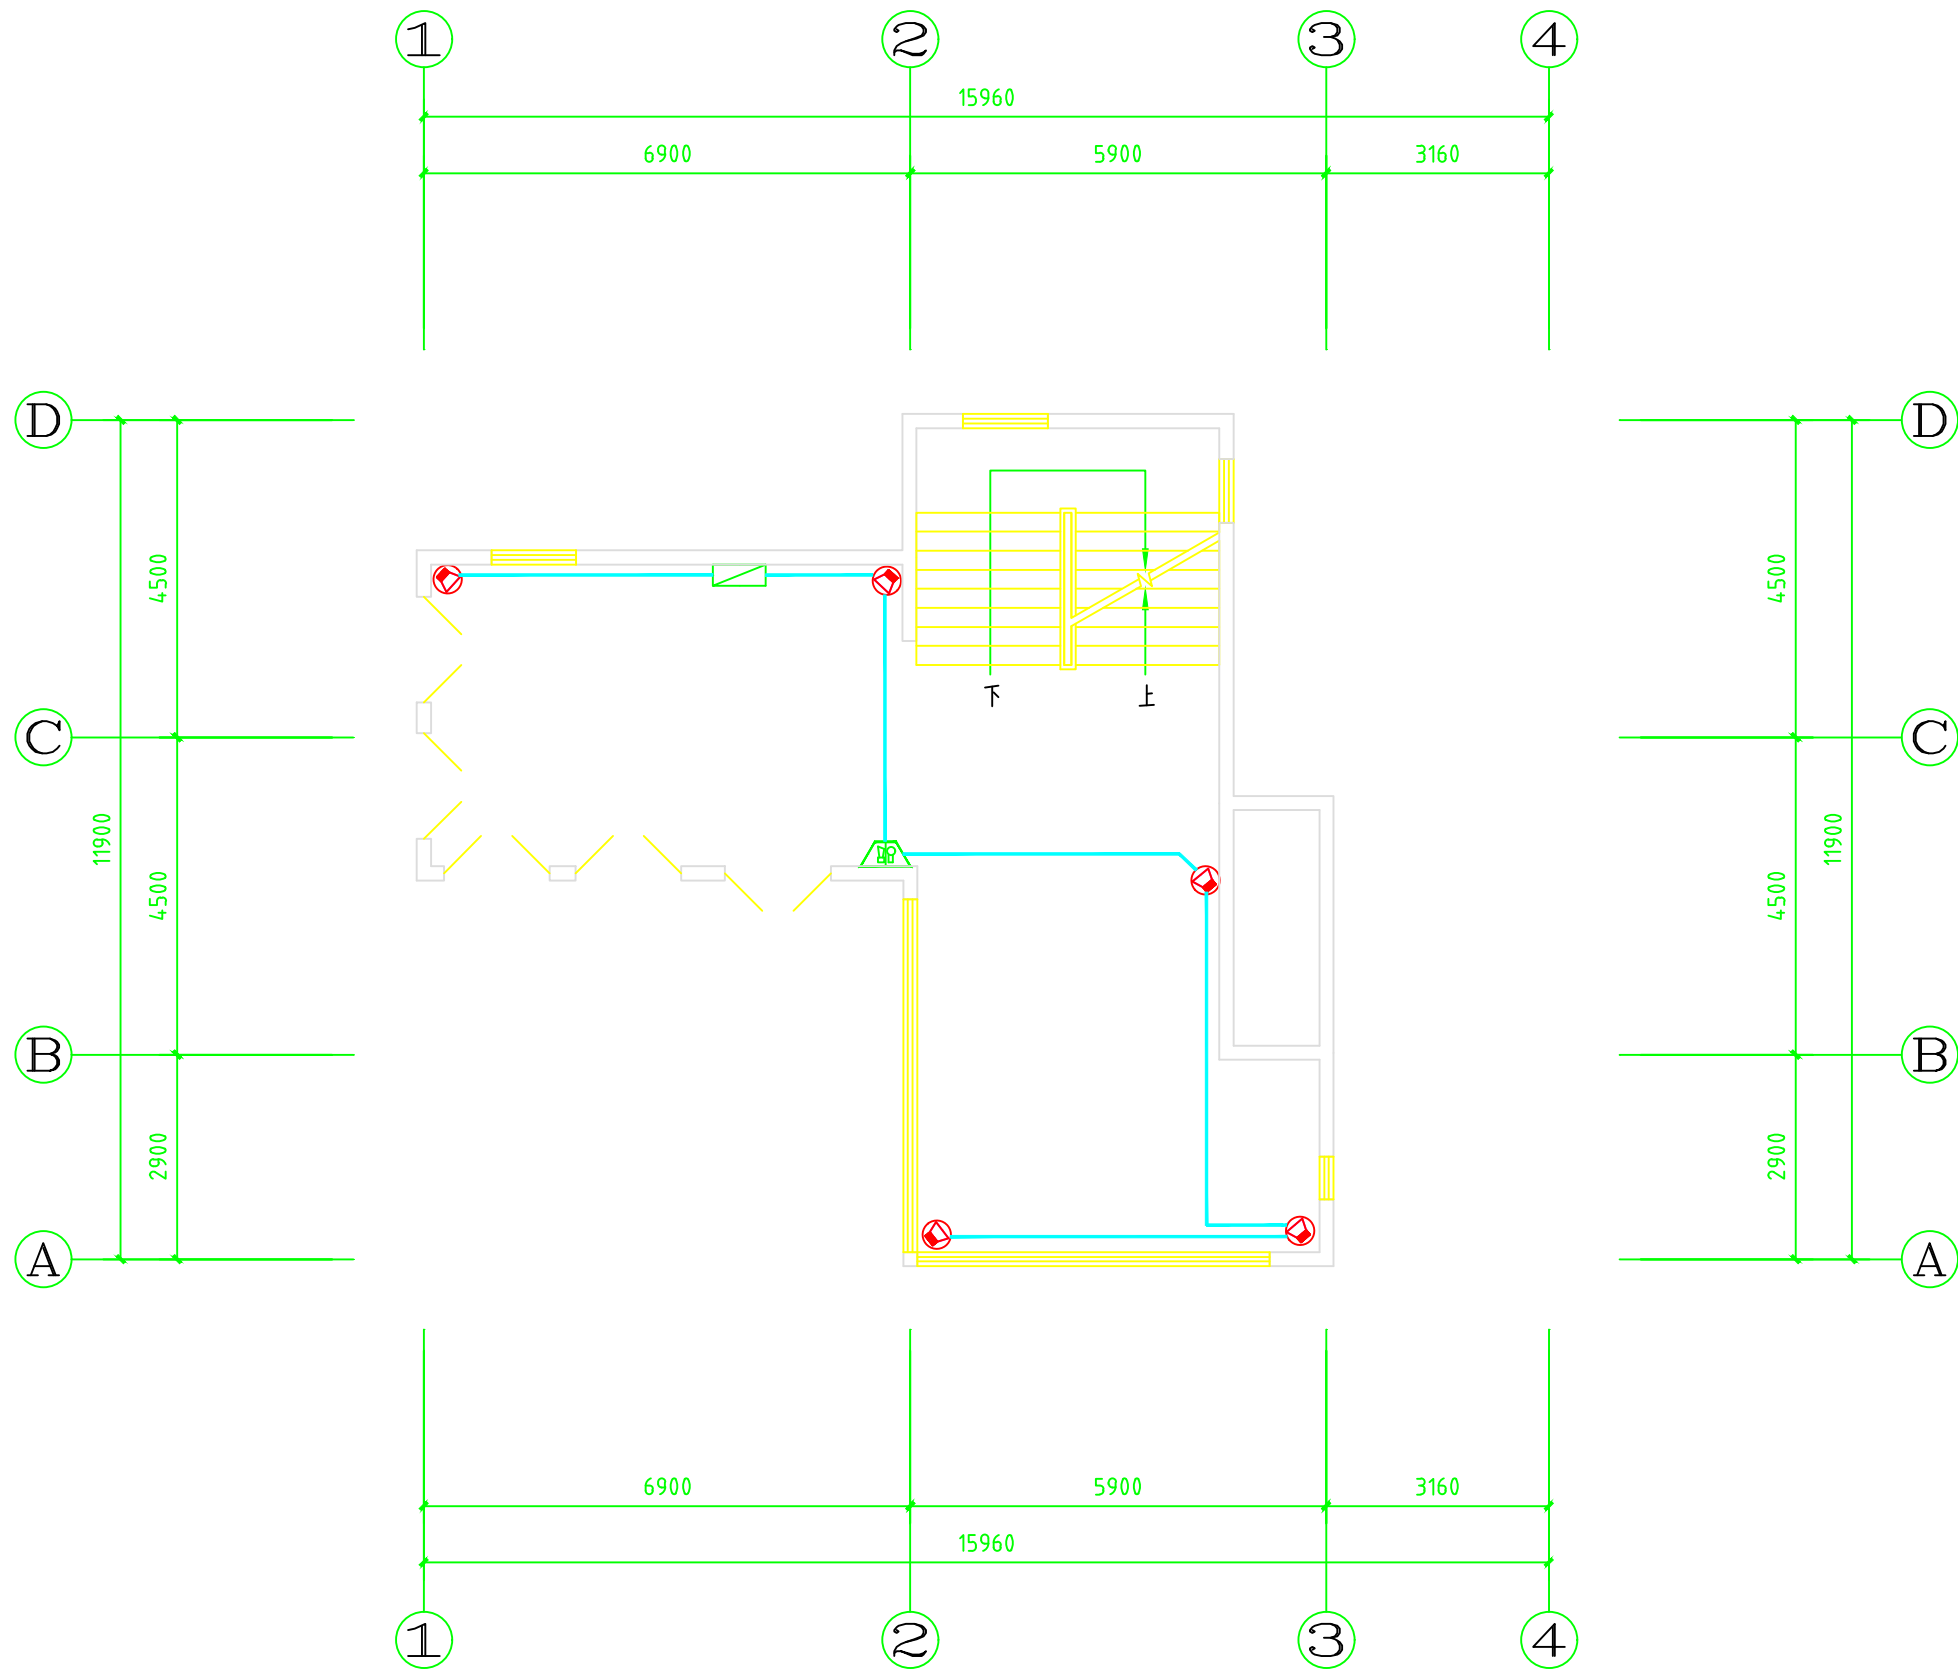

茶楼二层平面图 1: 100

备注
REMARKS



北京奥信建筑工程
设备安装有限公司

设计证书编号: A111010143
设计证书编号: A211010140

设计签字
SIGNATURE

项目负责人 PROJECT CHIEF	杨萌	
技术总负责人 TECH CHIEF	夏新	
建筑负责人 ARCH CHIEF	高文亮	
设备负责人 MECH CHIEF	王建翔	
电气负责人 ELEC CHIEF	张冰华	


项目名称
PROJECT NAME

南通博物苑可视图像早期火灾报警系统

图名
TITLE

茶楼二层火灾报警摄像机平面图

设计阶段 STAGE	施工图
版本号 EDITION	V1.0
比例 SCALE	1: 100
项目编号 PROJECT NO.	AX-059
图号 DRAWING NO.	RS-13
日期 DATE	2019.09

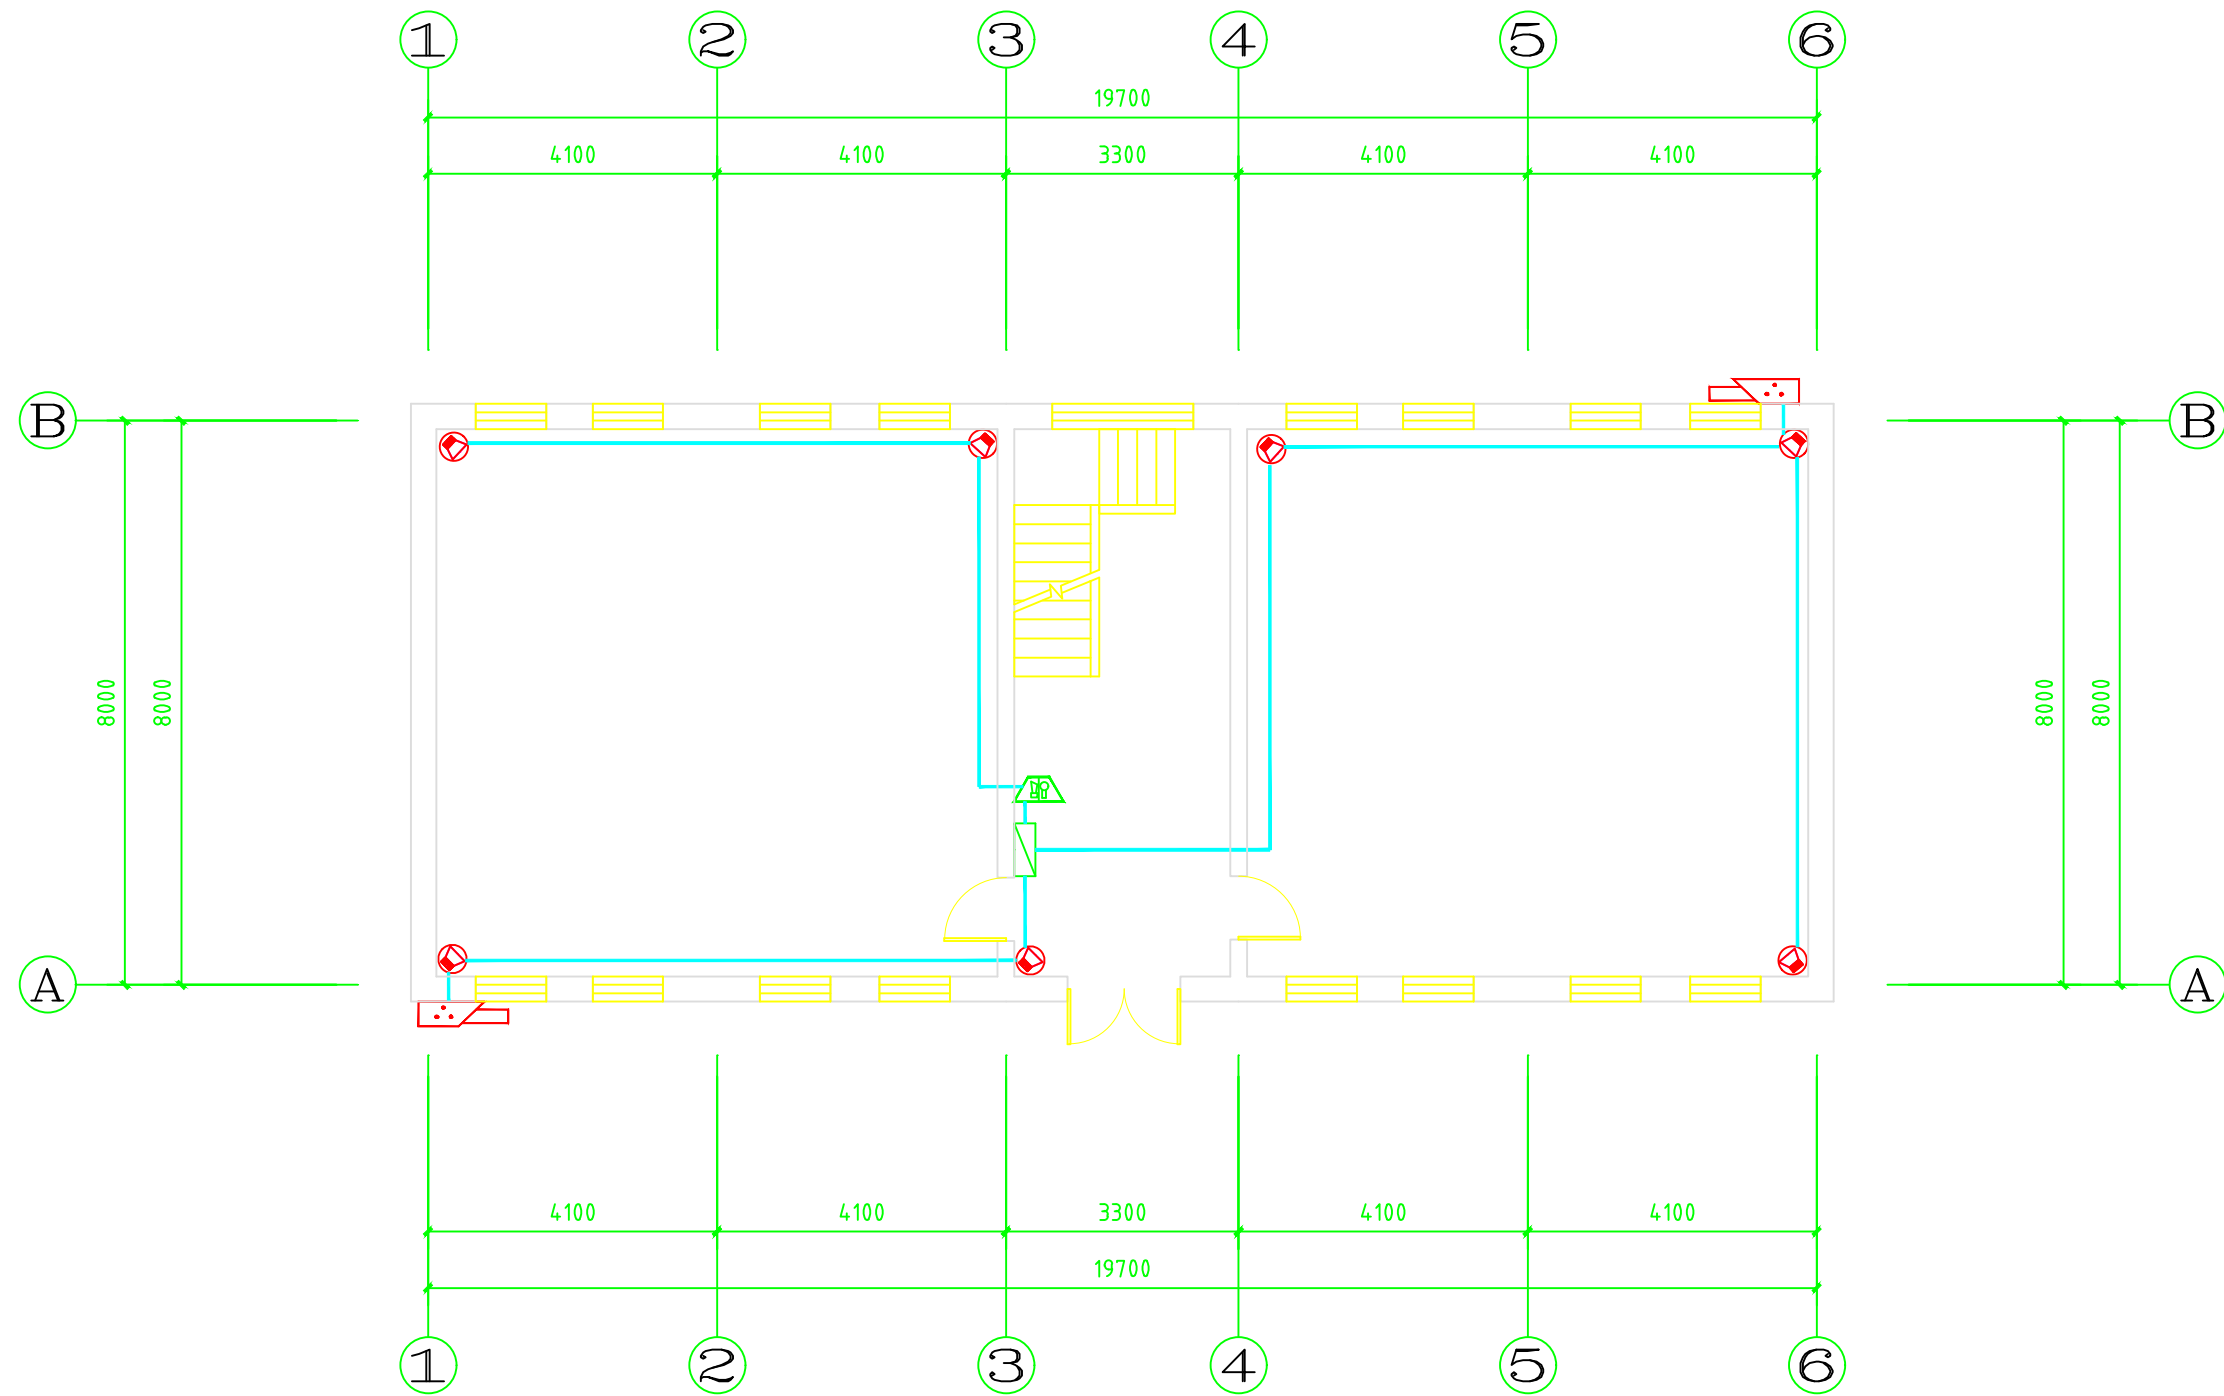

农科大学北楼一层平面图 1:100

备注
REMARKS



北京奥信建筑工程
设备安装有限公司
设计证书编号: A111010143
设计证书编号: A211010140

设计签字
SIGNATURE

项目负责人 PROJECT CHIEF	杨萌	
技术总负责人 TECH CHIEF	夏新	
建筑负责人 ARCH CHIEF	高文亮	
设备负责人 MECH CHIEF	王建翔	
电气负责人 ELEC CHIEF	张冰华	


项目名称
PROJECT NAME

南通博物苑可视图像早期火灾报警系统

图名
TITLE

农科大学北楼一层火灾报警摄像机平面图

设计阶段 STAGE	施工图
版本号 EDITION	V1.0
比例 SCALE	1:100
项目编号 PROJECT NO.	AX-059
图号 DRAWING NO.	RS-14
日期 DATE	2019.09

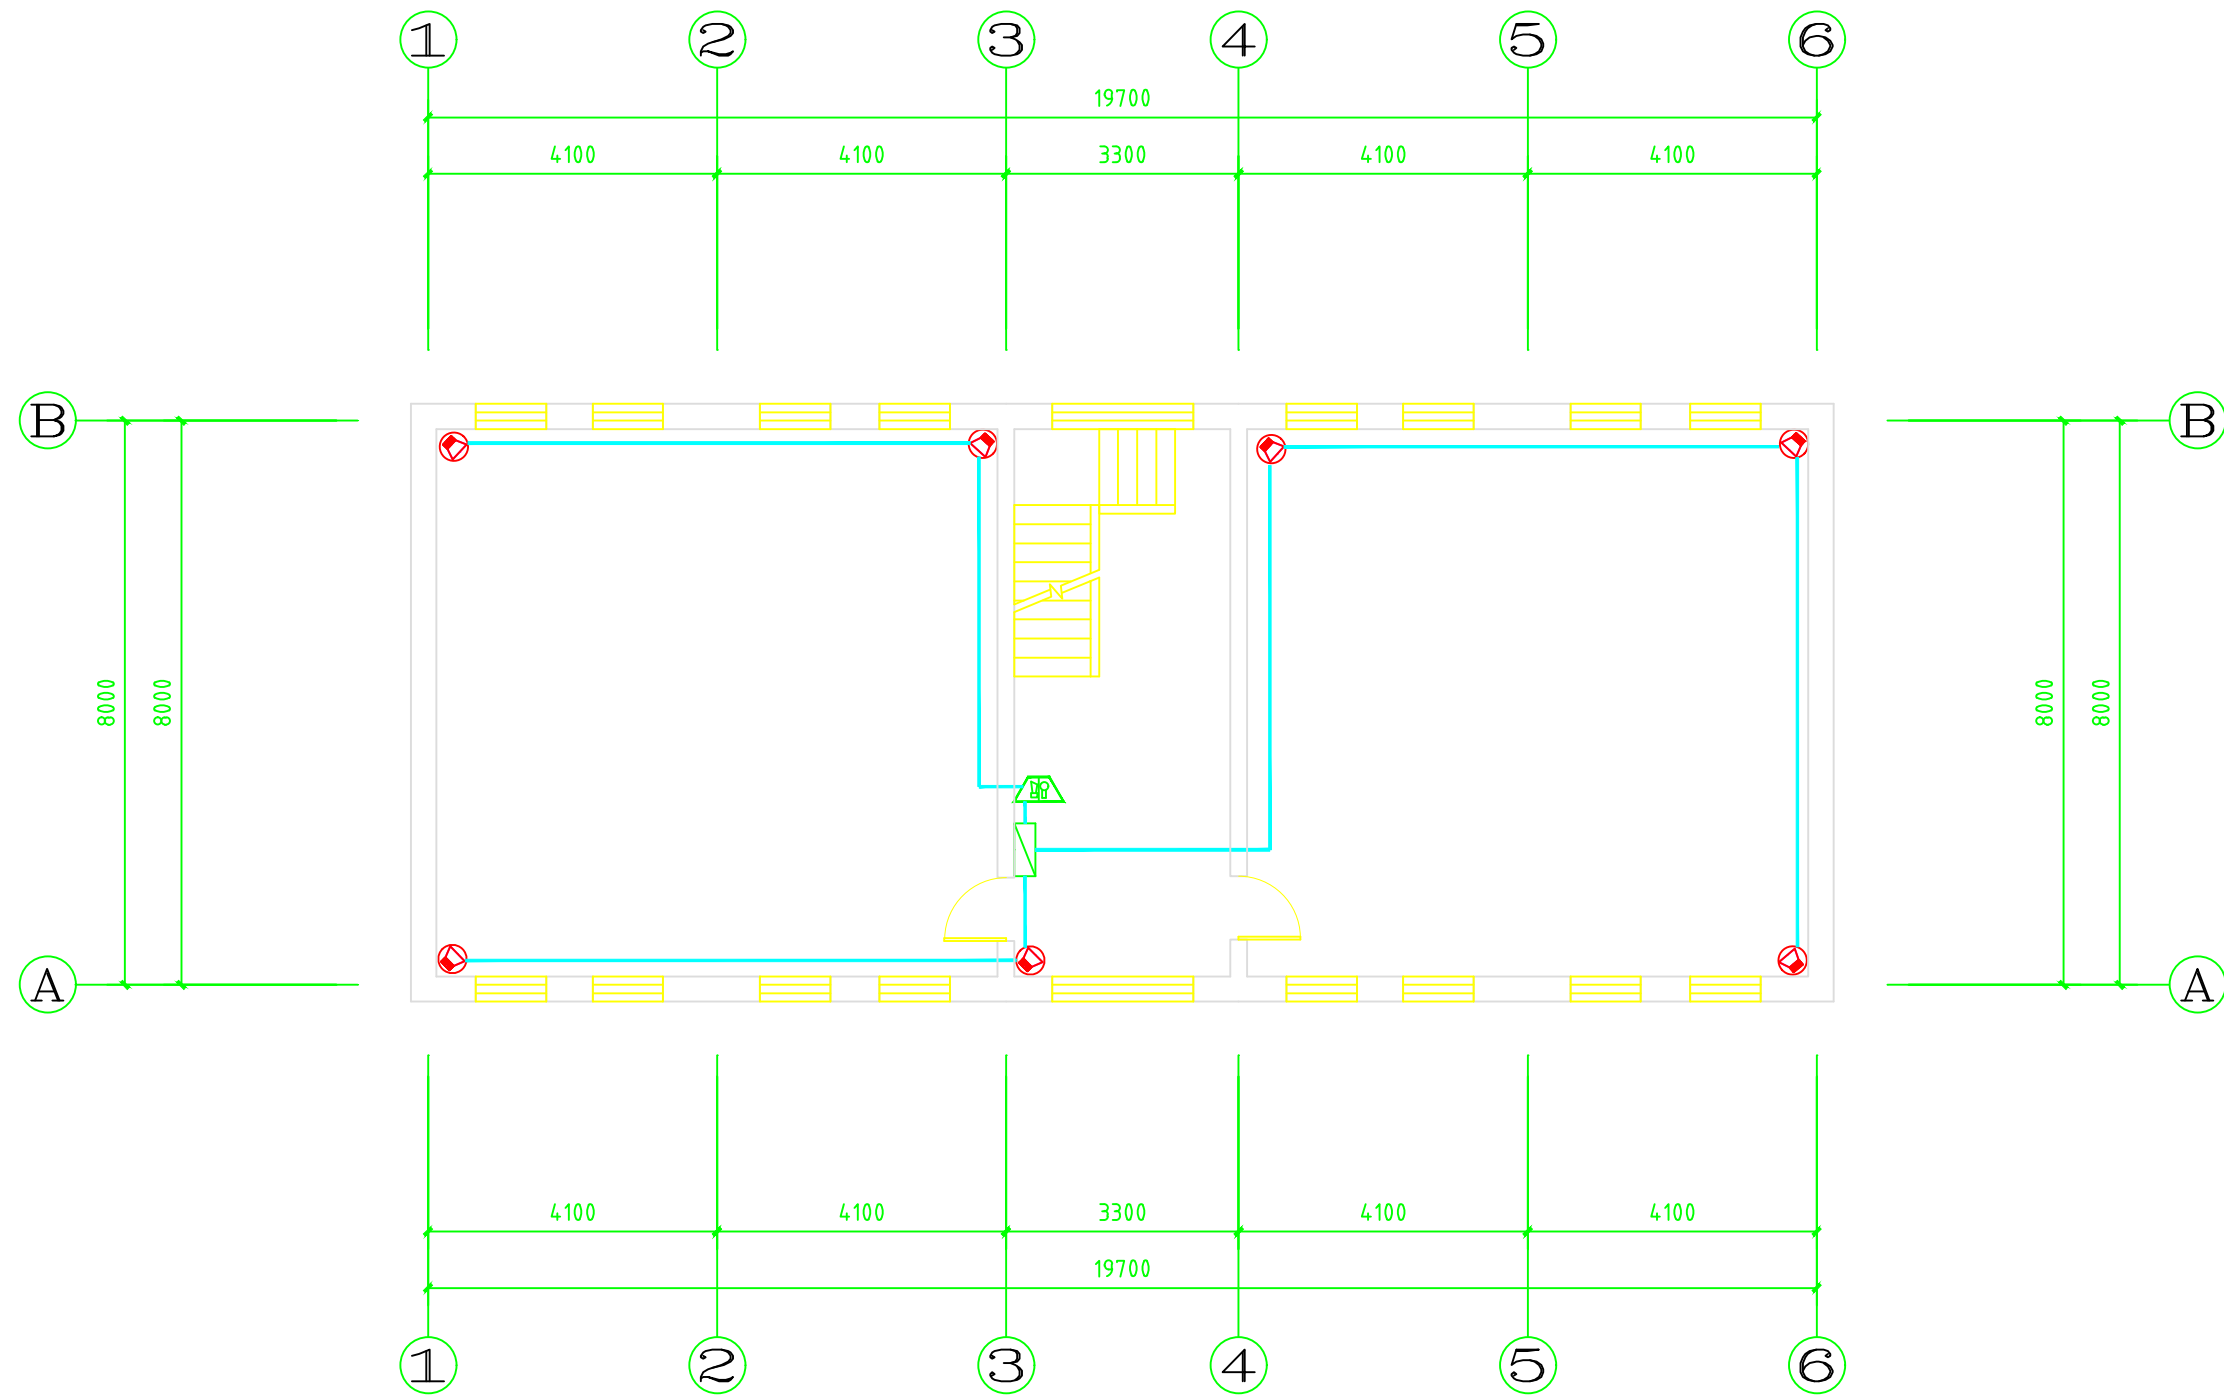

农科大学北楼二层平面图 1:100

备注
REMARKS



北京奥信建筑工程
设备安装有限公司
设计证书编号: A111010143
设计证书编号: A211010140

设计签字
SIGNATURE

项目负责人 PROJECT CHIEF	杨萌	
技术总负责人 TECH CHIEF	夏新	
建筑负责人 ARCH CHIEF	高文亮	
设备负责人 MECH CHIEF	王健翔	
电气负责人 ELEC CHIEF	张冰华	


项目名称
PROJECT NAME

南通博物苑可视图像早期火灾报警系统

图名
TITLE

农科大学北楼二层火灾报警摄像机平面图

设计阶段 STAGE	施工图
版本号 EDITION	V1.0
比例 SCALE	1:100
项目编号 PROJECT NO.	AX-059
图号 DRAWING NO.	RS-15
日期 DATE	2019.09

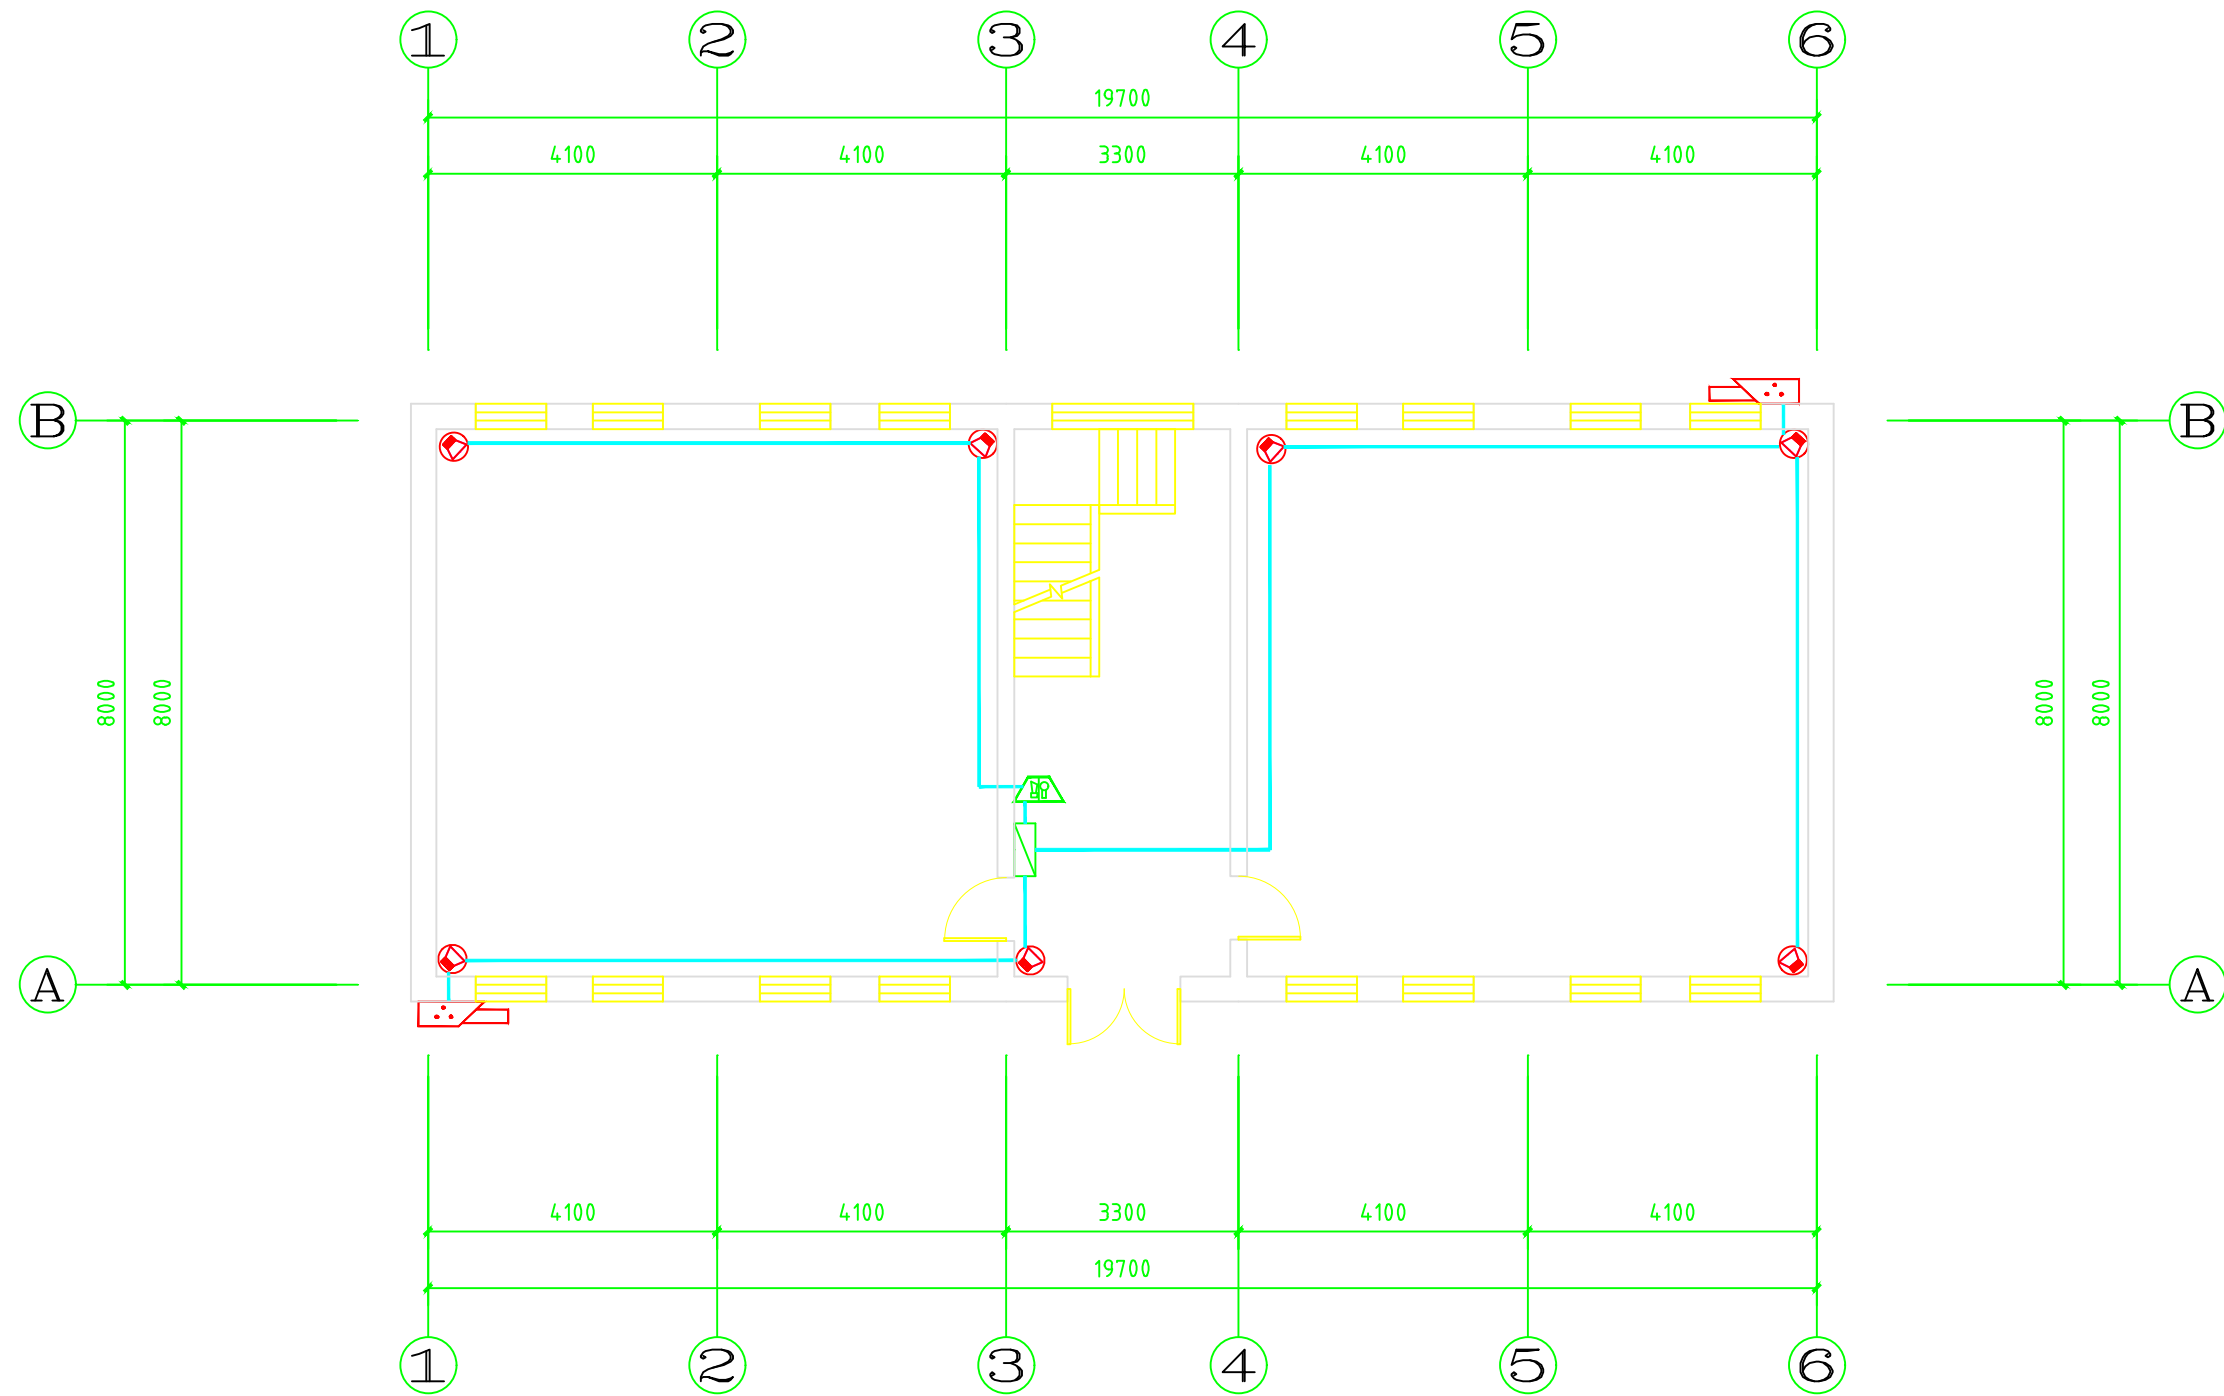

农科大学南楼一层平面图 1:100

备注
REMARKS



北京奥信建筑工程
设备安装有限公司
设计证书编号: A111010143
设计证书编号: A211010140

设计签字
SIGNATURE

项目负责人 PROJECT CHIEF	杨萌	
技术总负责人 TECH CHIEF	夏新	
建筑负责人 ARCH CHIEF	高文亮	
设备负责人 MECH CHIEF	王健翔	
电气负责人 ELEC CHIEF	张冰华	


项目名称
PROJECT NAME

南通博物苑可视图像早期火灾报警系统

图名
TITLE

农科大学南楼一层火灾报警摄像机平面图

设计阶段 STAGE	施工图
版本号 EDITION	V1.0
比例 SCALE	1:100
项目编号 PROJECT NO.	AX-059
图号 DRAWING NO.	RS-16
日期 DATE	2019.09

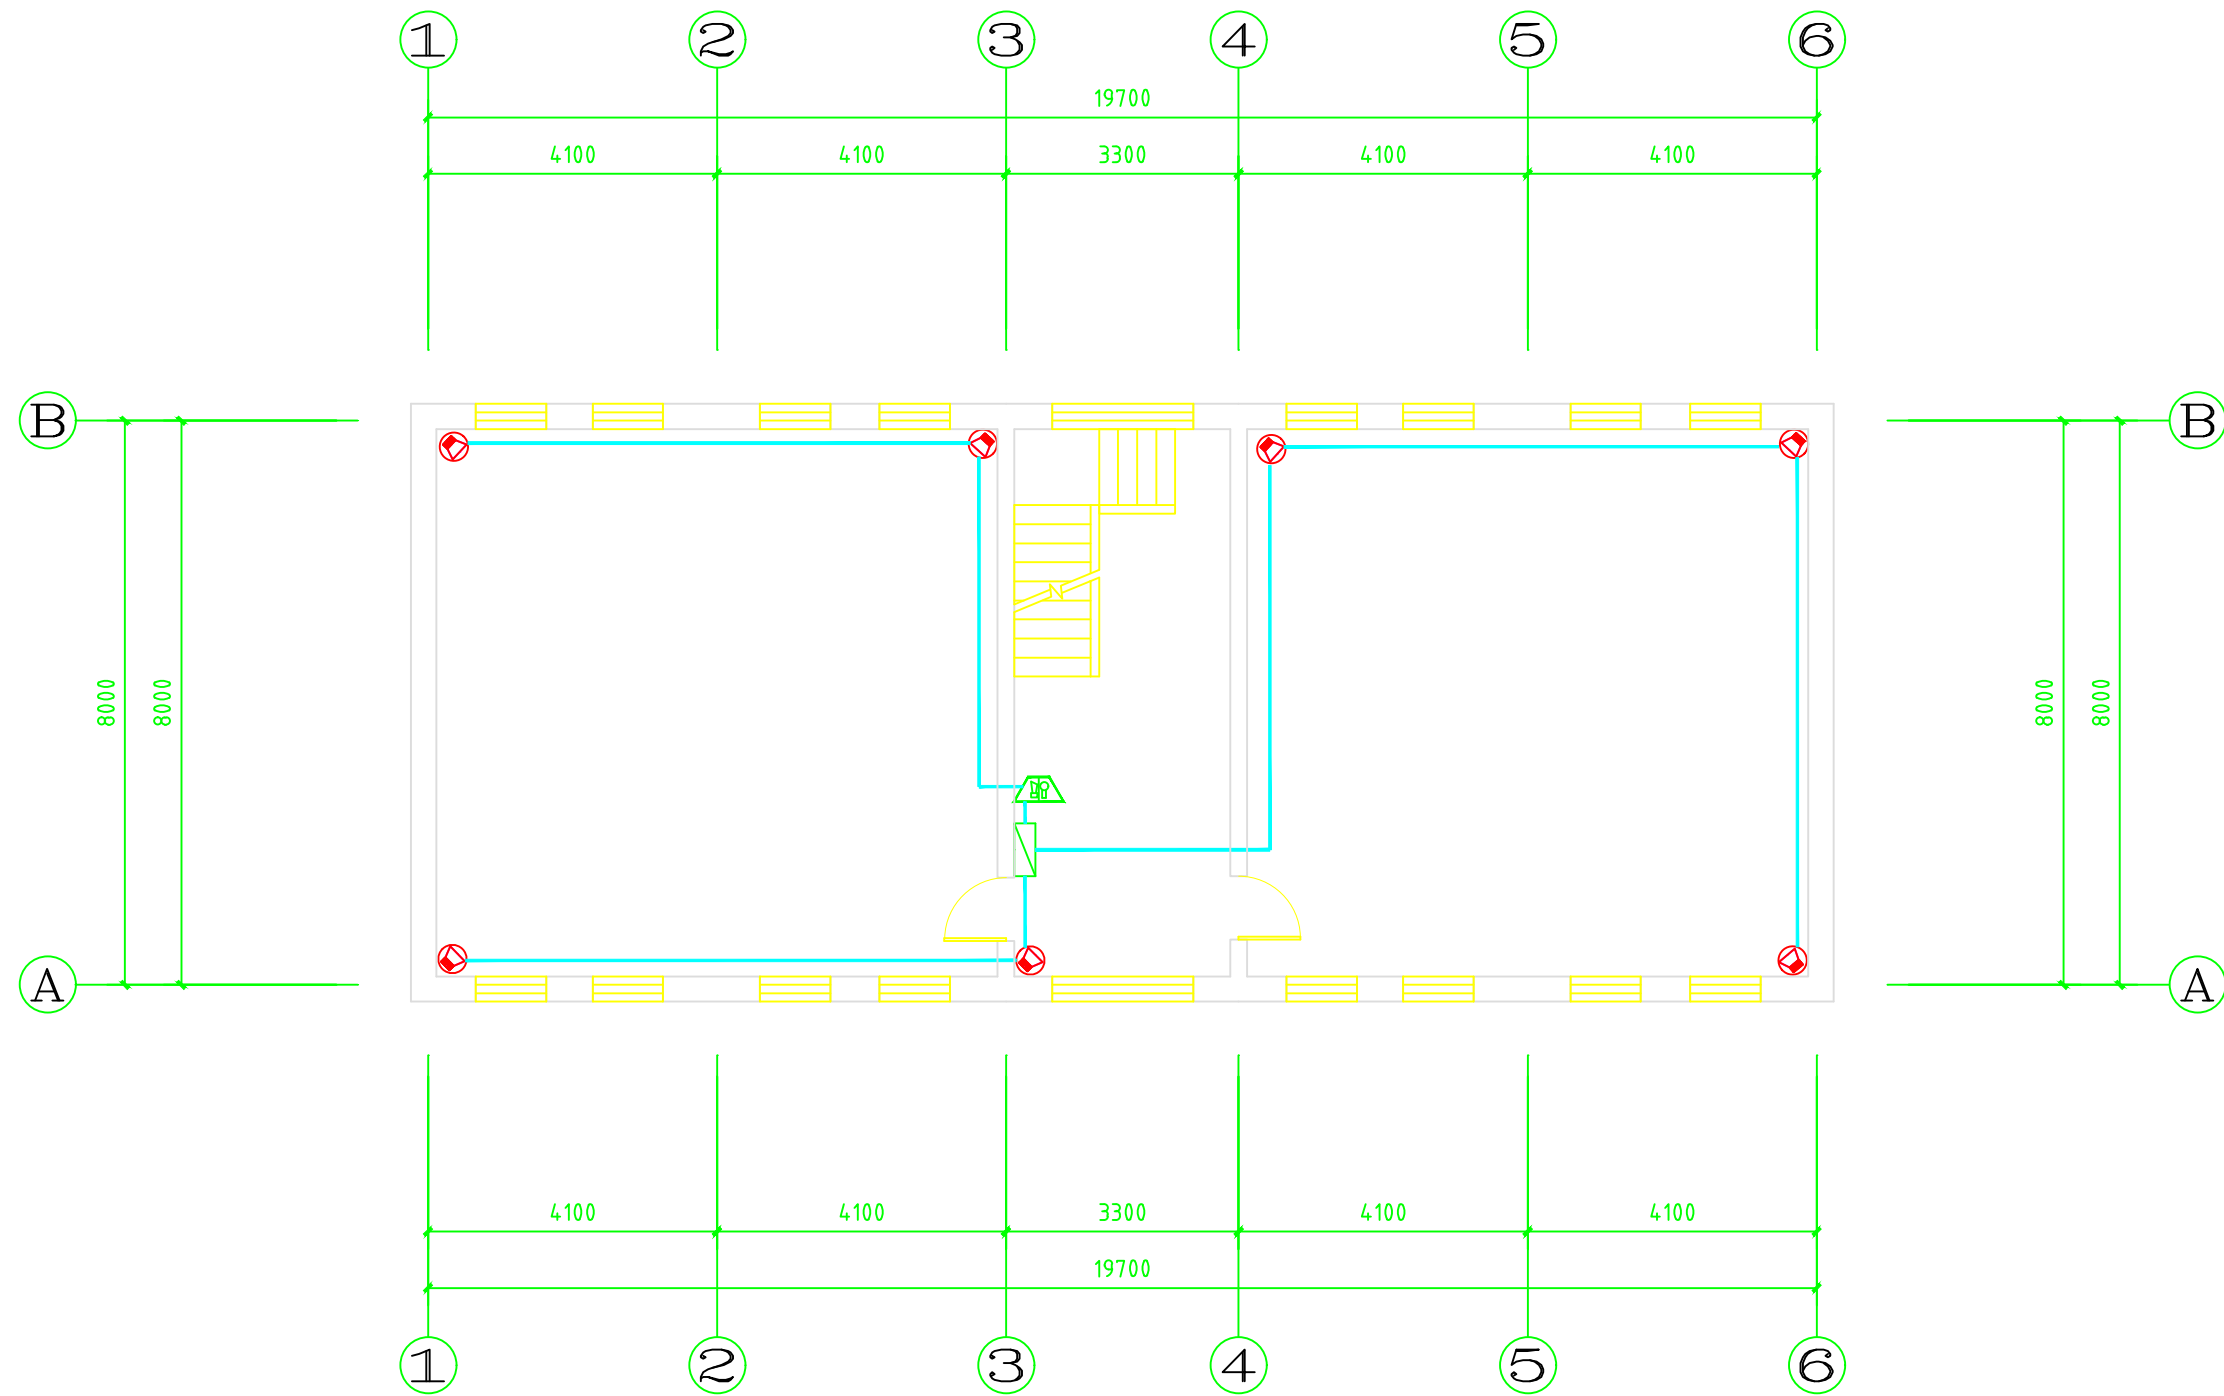

农科大学南楼二层平面图 1:100

备注
REMARKS



北京奥信建筑工程
设备安装有限公司
设计证书编号: A111010143
设计证书编号: A211010140

设计签字
SIGNATURE

项目负责人 PROJECT CHIEF	杨萌	
技术总负责人 TECH CHIEF	夏新	
建筑负责人 ARCH CHIEF	高文亮	
设备负责人 MECH CHIEF	王建翔	
电气负责人 ELEC CHIEF	张冰华	


项目名称
PROJECT NAME

南通博物苑可视图像早期火灾报警系统

图名
TITLE

农科大学南楼二层火灾报警摄像机平面图

设计阶段 STAGE	施工图
版本号 EDITION	V1.0
比例 SCALE	1:100
项目编号 PROJECT NO.	AX-059
图号 DRAWING NO.	RS-17
日期 DATE	2019.09

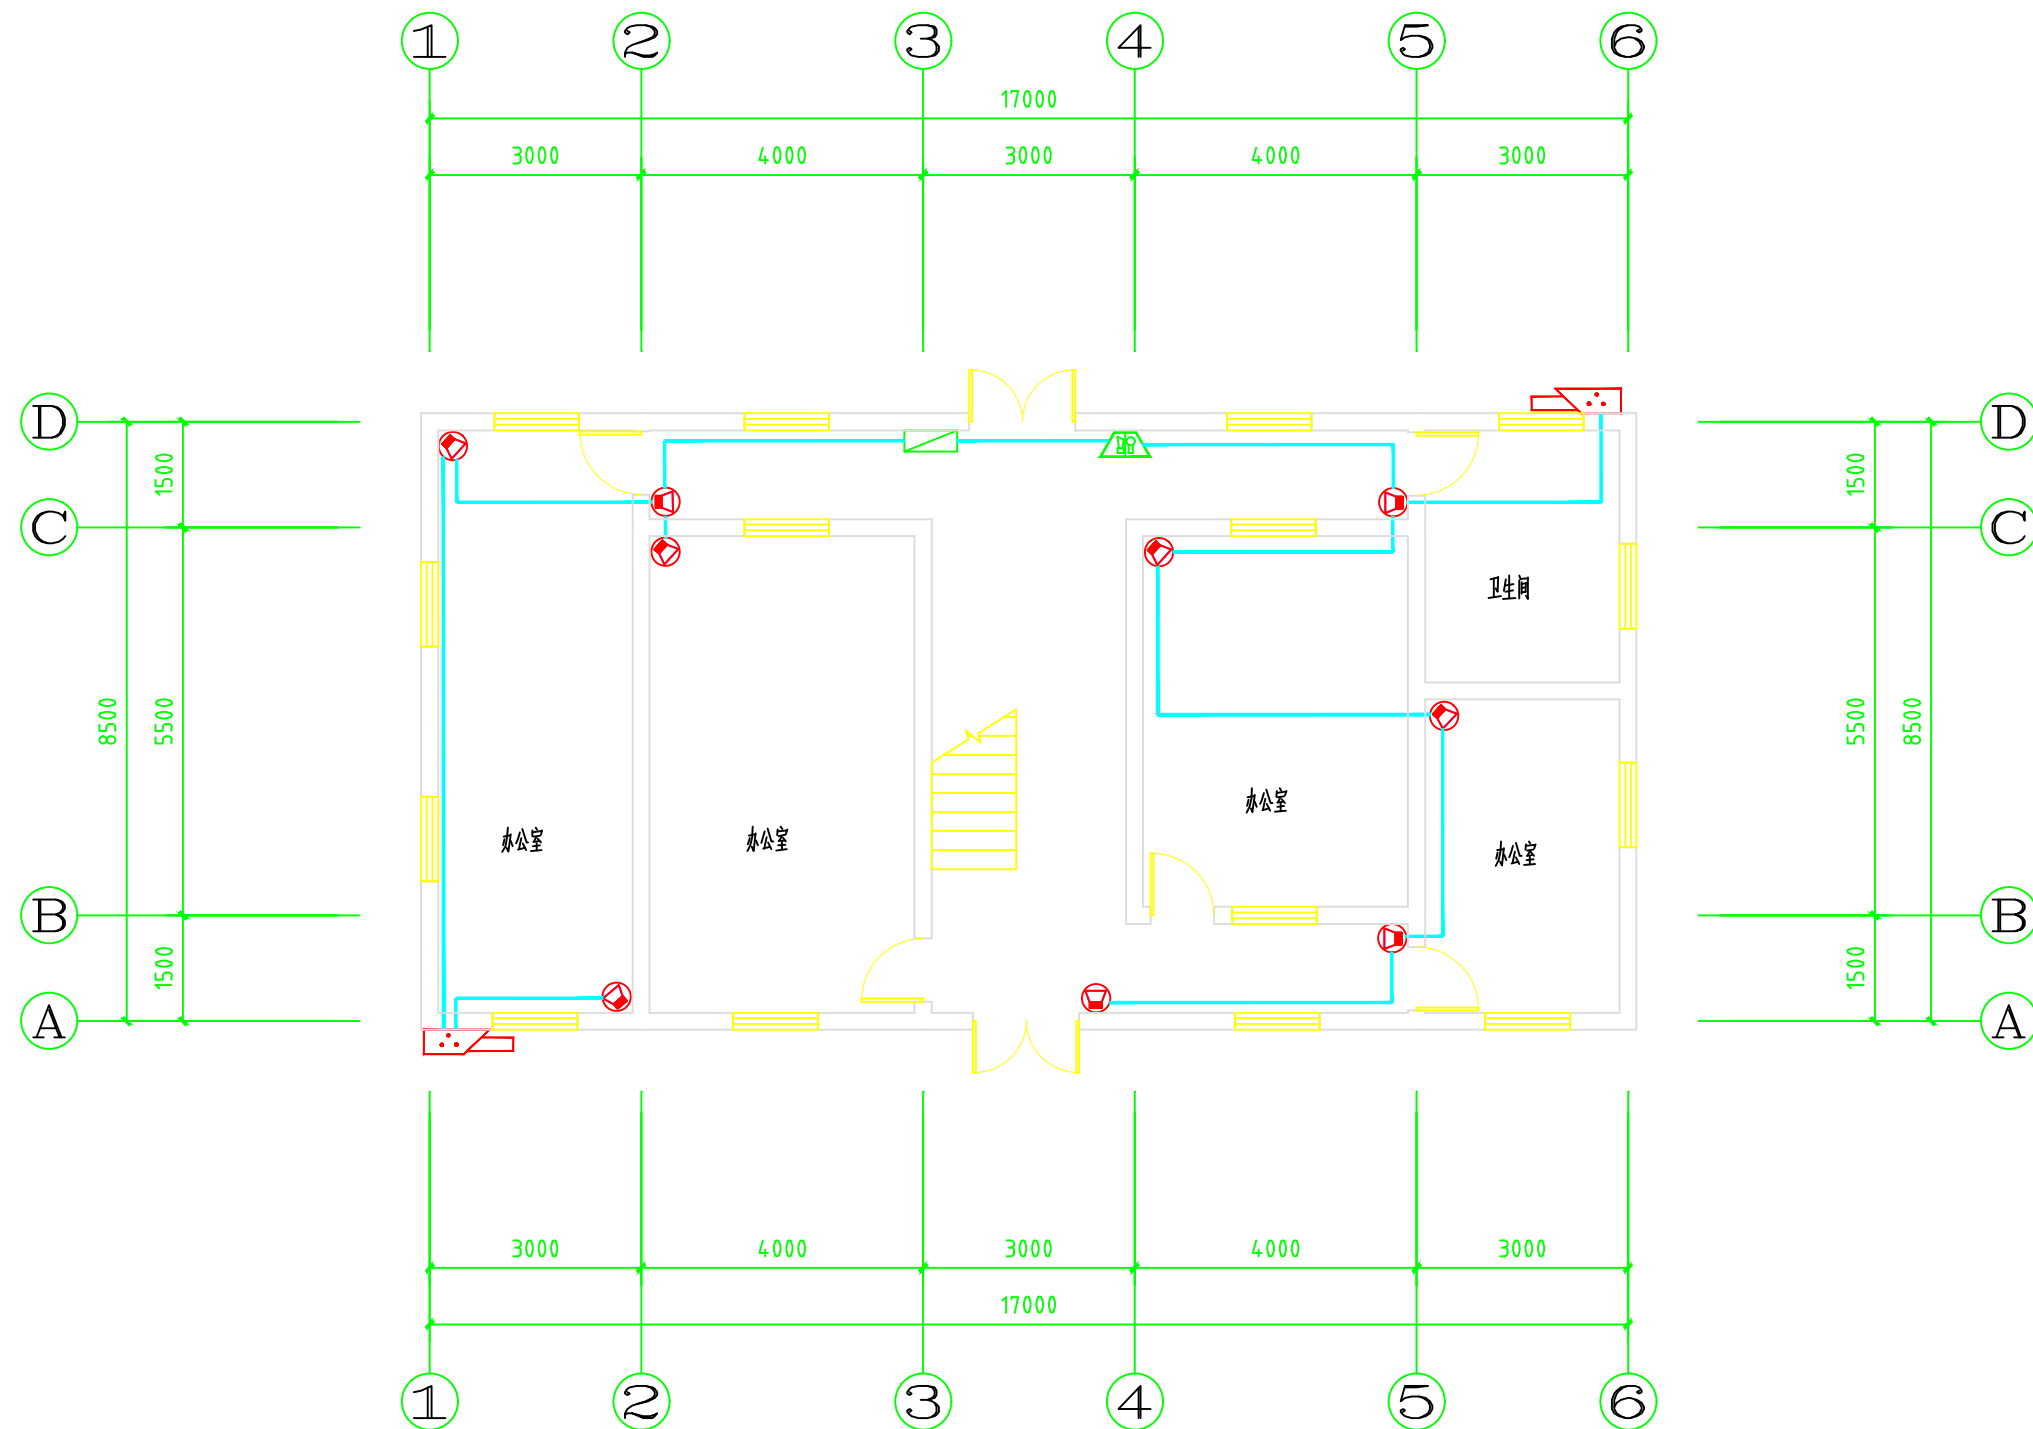

图书馆旧址一层平面图 1: 100

备注
REMARKS



北京奥信建筑工程
设备安装有限公司
设计证书编号: A111010143
设计证书编号: A211010140

设计签字
SIGNATURE

项目负责人 PROJECT CHIEF	杨萌	
技术总负责人 TECH CHIEF	夏新	
建筑负责人 ARCH CHIEF	高文亮	
设备负责人 MECH CHIEF	王建翔	
电气负责人 ELEC CHIEF	张冰华	


项目名称
PROJECT NAME

南通博物苑可视图像早期火灾报警系统

图名
TITLE

图书馆旧址一层火灾报警摄像机平面图

设计阶段 STAGE	施工图
版本号 EDITION	V1.0
比例 SCALE	1: 100
项目编号 PROJECT NO.	AX-059
图号 DRAWING NO.	RS-18
日期 DATE	2019.09

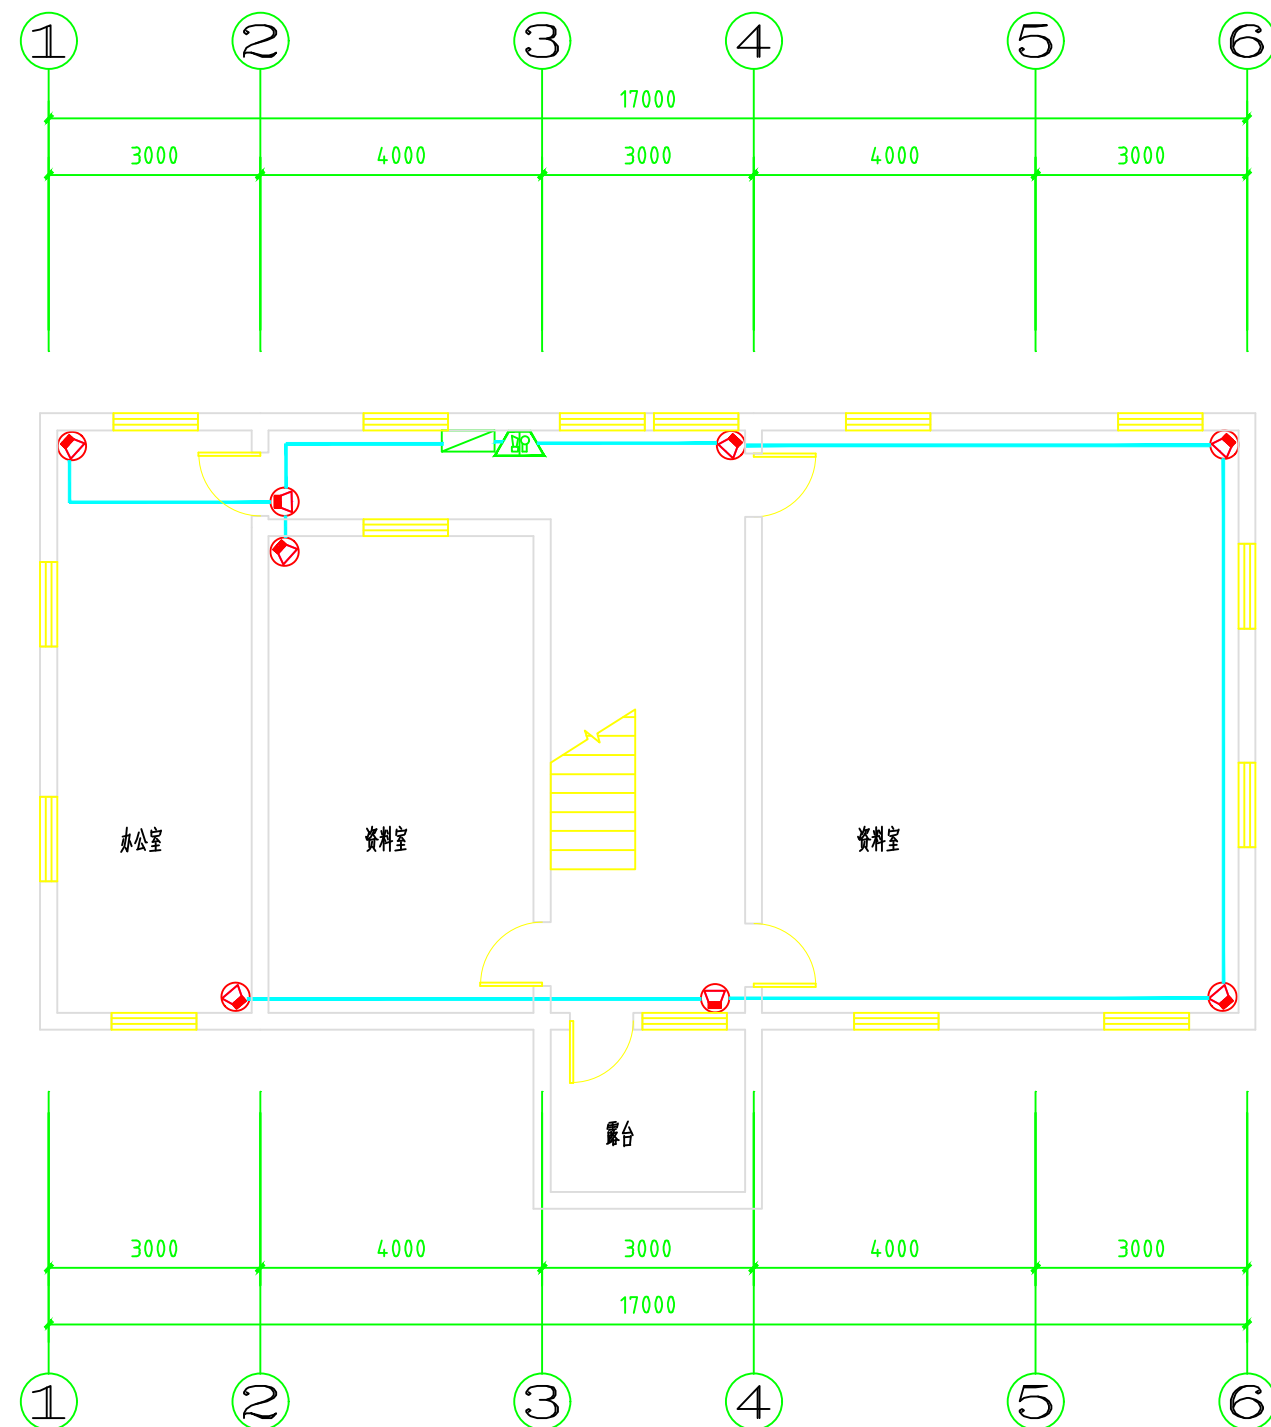

图书馆旧址二层平面图 1: 100

备注
REMARKS



北京奥信建筑工程
设备安装有限公司
设计证书编号: A111010143
设计证书编号: A211010140

设计签字
SIGNATURE

项目负责人 PROJECT CHIEF	杨萌	
技术总负责人 TECH CHIEF	夏新	
建筑负责人 ARCH CHIEF	高文亮	
设备负责人 MECH CHIEF	王建翔	
电气负责人 ELEC CHIEF	张冰华	


项目名称
PROJECT NAME

南通博物苑可视图像早期火灾报警系统

图名
TITLE

图书馆旧址二层火灾报警摄像机平面图

设计阶段 STAGE	施工图
版本号 EDITION	V1.0
比例 SCALE	1: 100
项目编号 PROJECT NO.	AX-059
图号 DRAWING NO.	RS-19
日期 DATE	2019.09

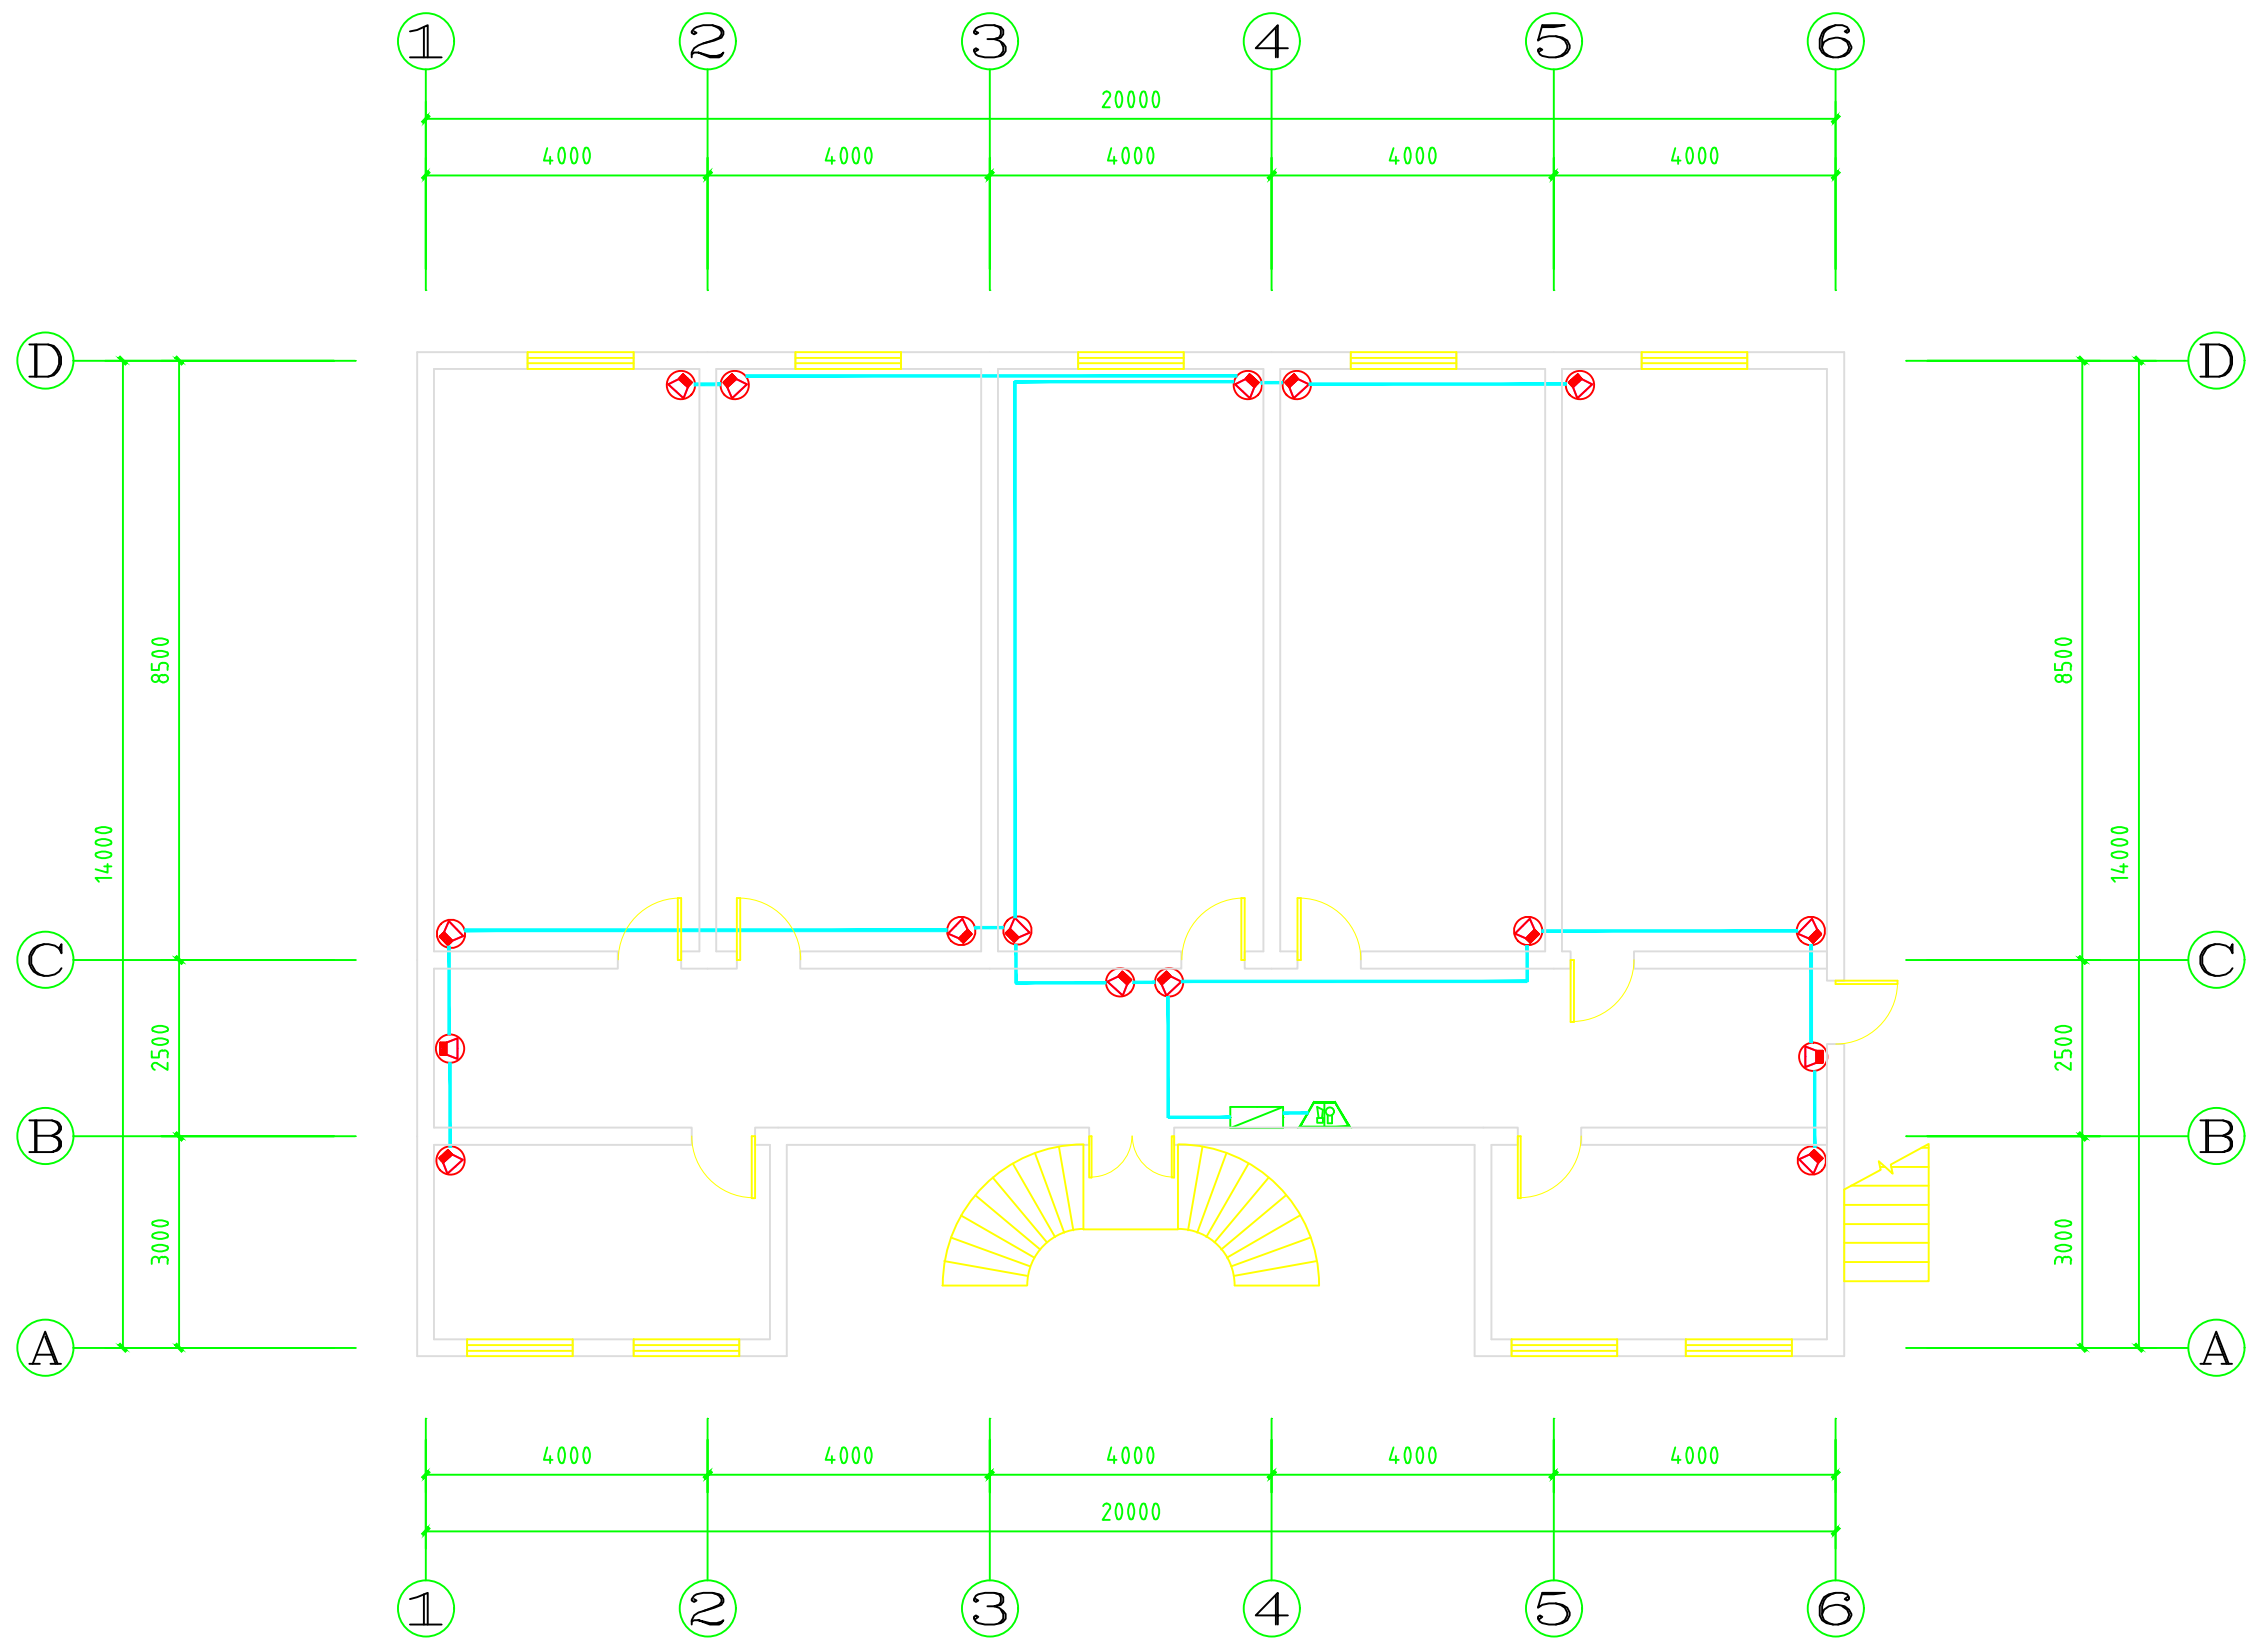

西楼一层平面图 1:100

备注
REMARKS



北京奥信建筑工程
设备安装有限公司

设计证书编号: A111010143
设计证书编号: A211010140

设计签字
SIGNATURE

项目负责人 PROJECT CHIEF	杨萌	
技术总负责人 TECH CHIEF	夏新	
建筑负责人 ARCH CHIEF	高文亮	
设备负责人 MECH CHIEF	王建翔	
电气负责人 ELEC CHIEF	张冰华	


项目名称
PROJECT NAME

南通博物苑可视图像早期火灾报警系统

图名
TITLE

西楼一层火灾报警摄像机平面图

设计阶段 STAGE	施工图
版本号 EDITION	V1.0
比例 SCALE	1:100
项目编号 PROJECT NO.	AX-059
图号 DRAWING NO.	RS-20
日期 DATE	2019.09

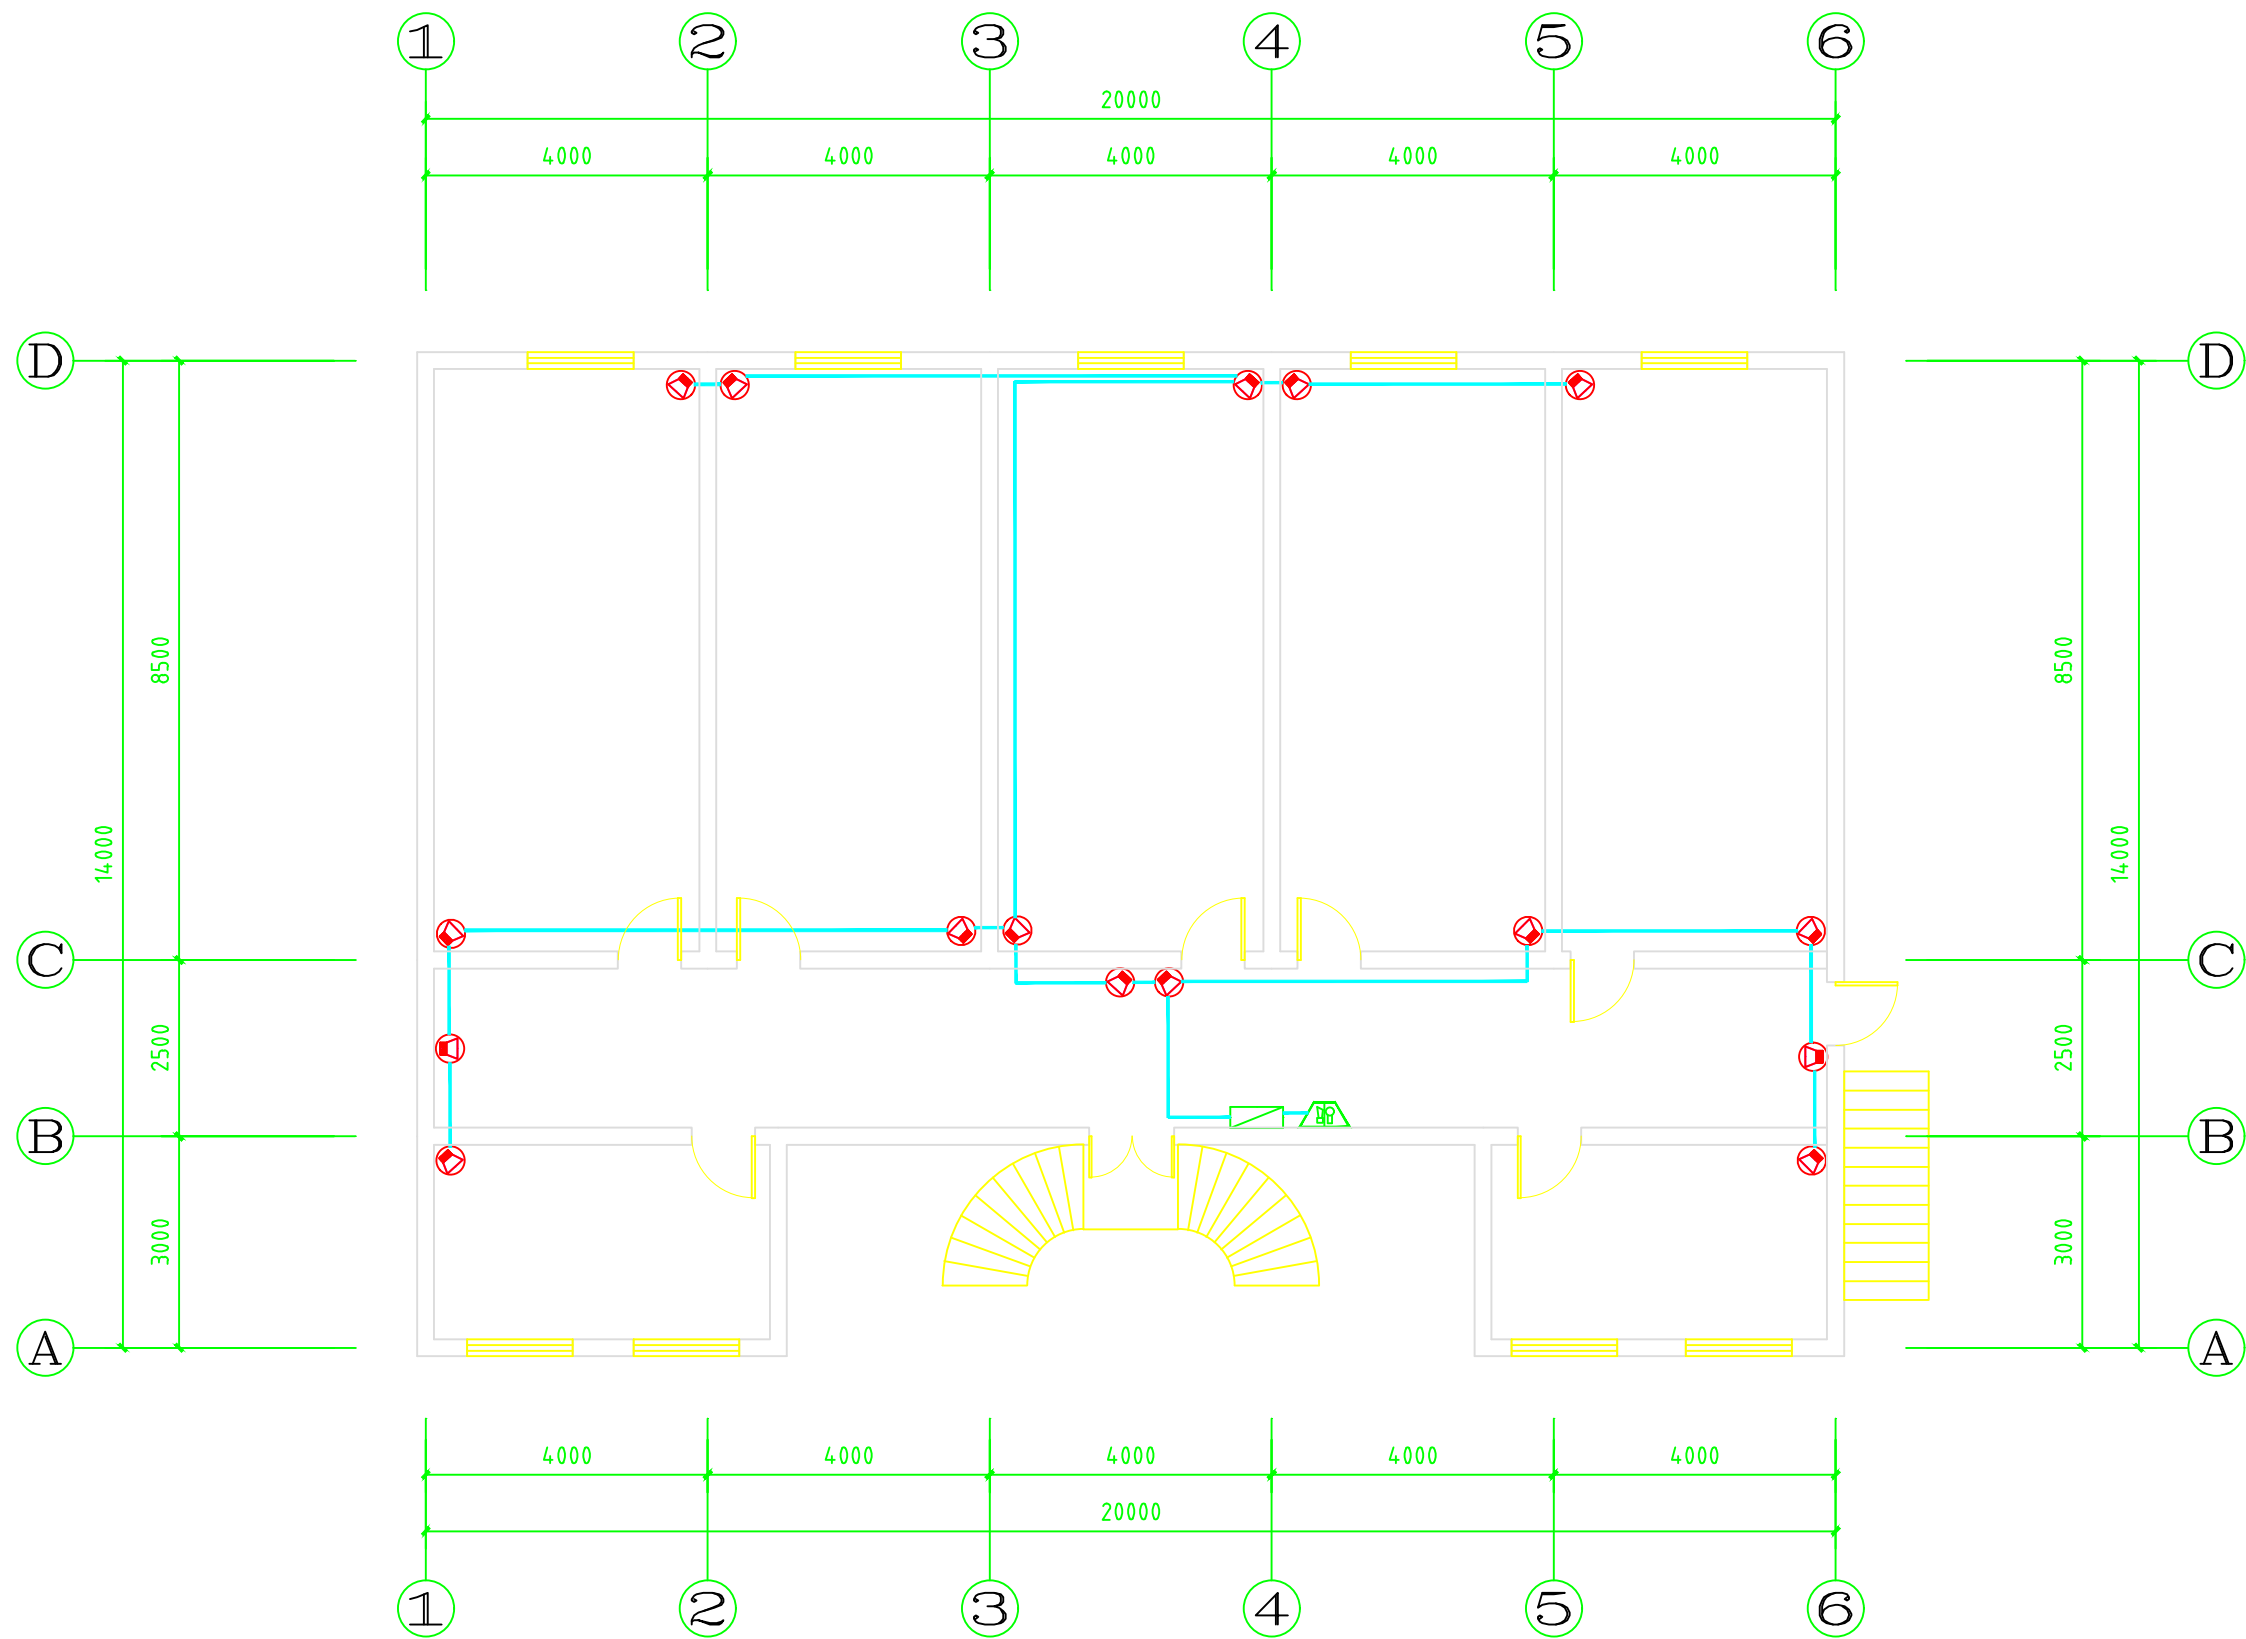

西楼二层平面图 1: 100

备注
REMARKS



北京奥信建筑工程
设备安装有限公司

设计证书编号: A111010143
设计证书编号: A211010140

设计签字
SIGNATURE

项目负责人 PROJECT CHIEF	杨萌	
技术总负责人 TECH CHIEF	夏新	
建筑负责人 ARCH CHIEF	高文亮	
设备负责人 MECH CHIEF	王建翔	
电气负责人 ELEC CHIEF	张冰华	


项目名称
PROJECT NAME

南通博物苑可视图像早期火灾报警系统

图名
TITLE

西楼二层火灾报警摄像机平面图

设计阶段 STAGE	施工图
版本号 EDITION	V1.0
比例 SCALE	1: 100
项目编号 PROJECT NO.	AX-059
图号 DRAWING NO.	RS-21
日期 DATE	2019.09

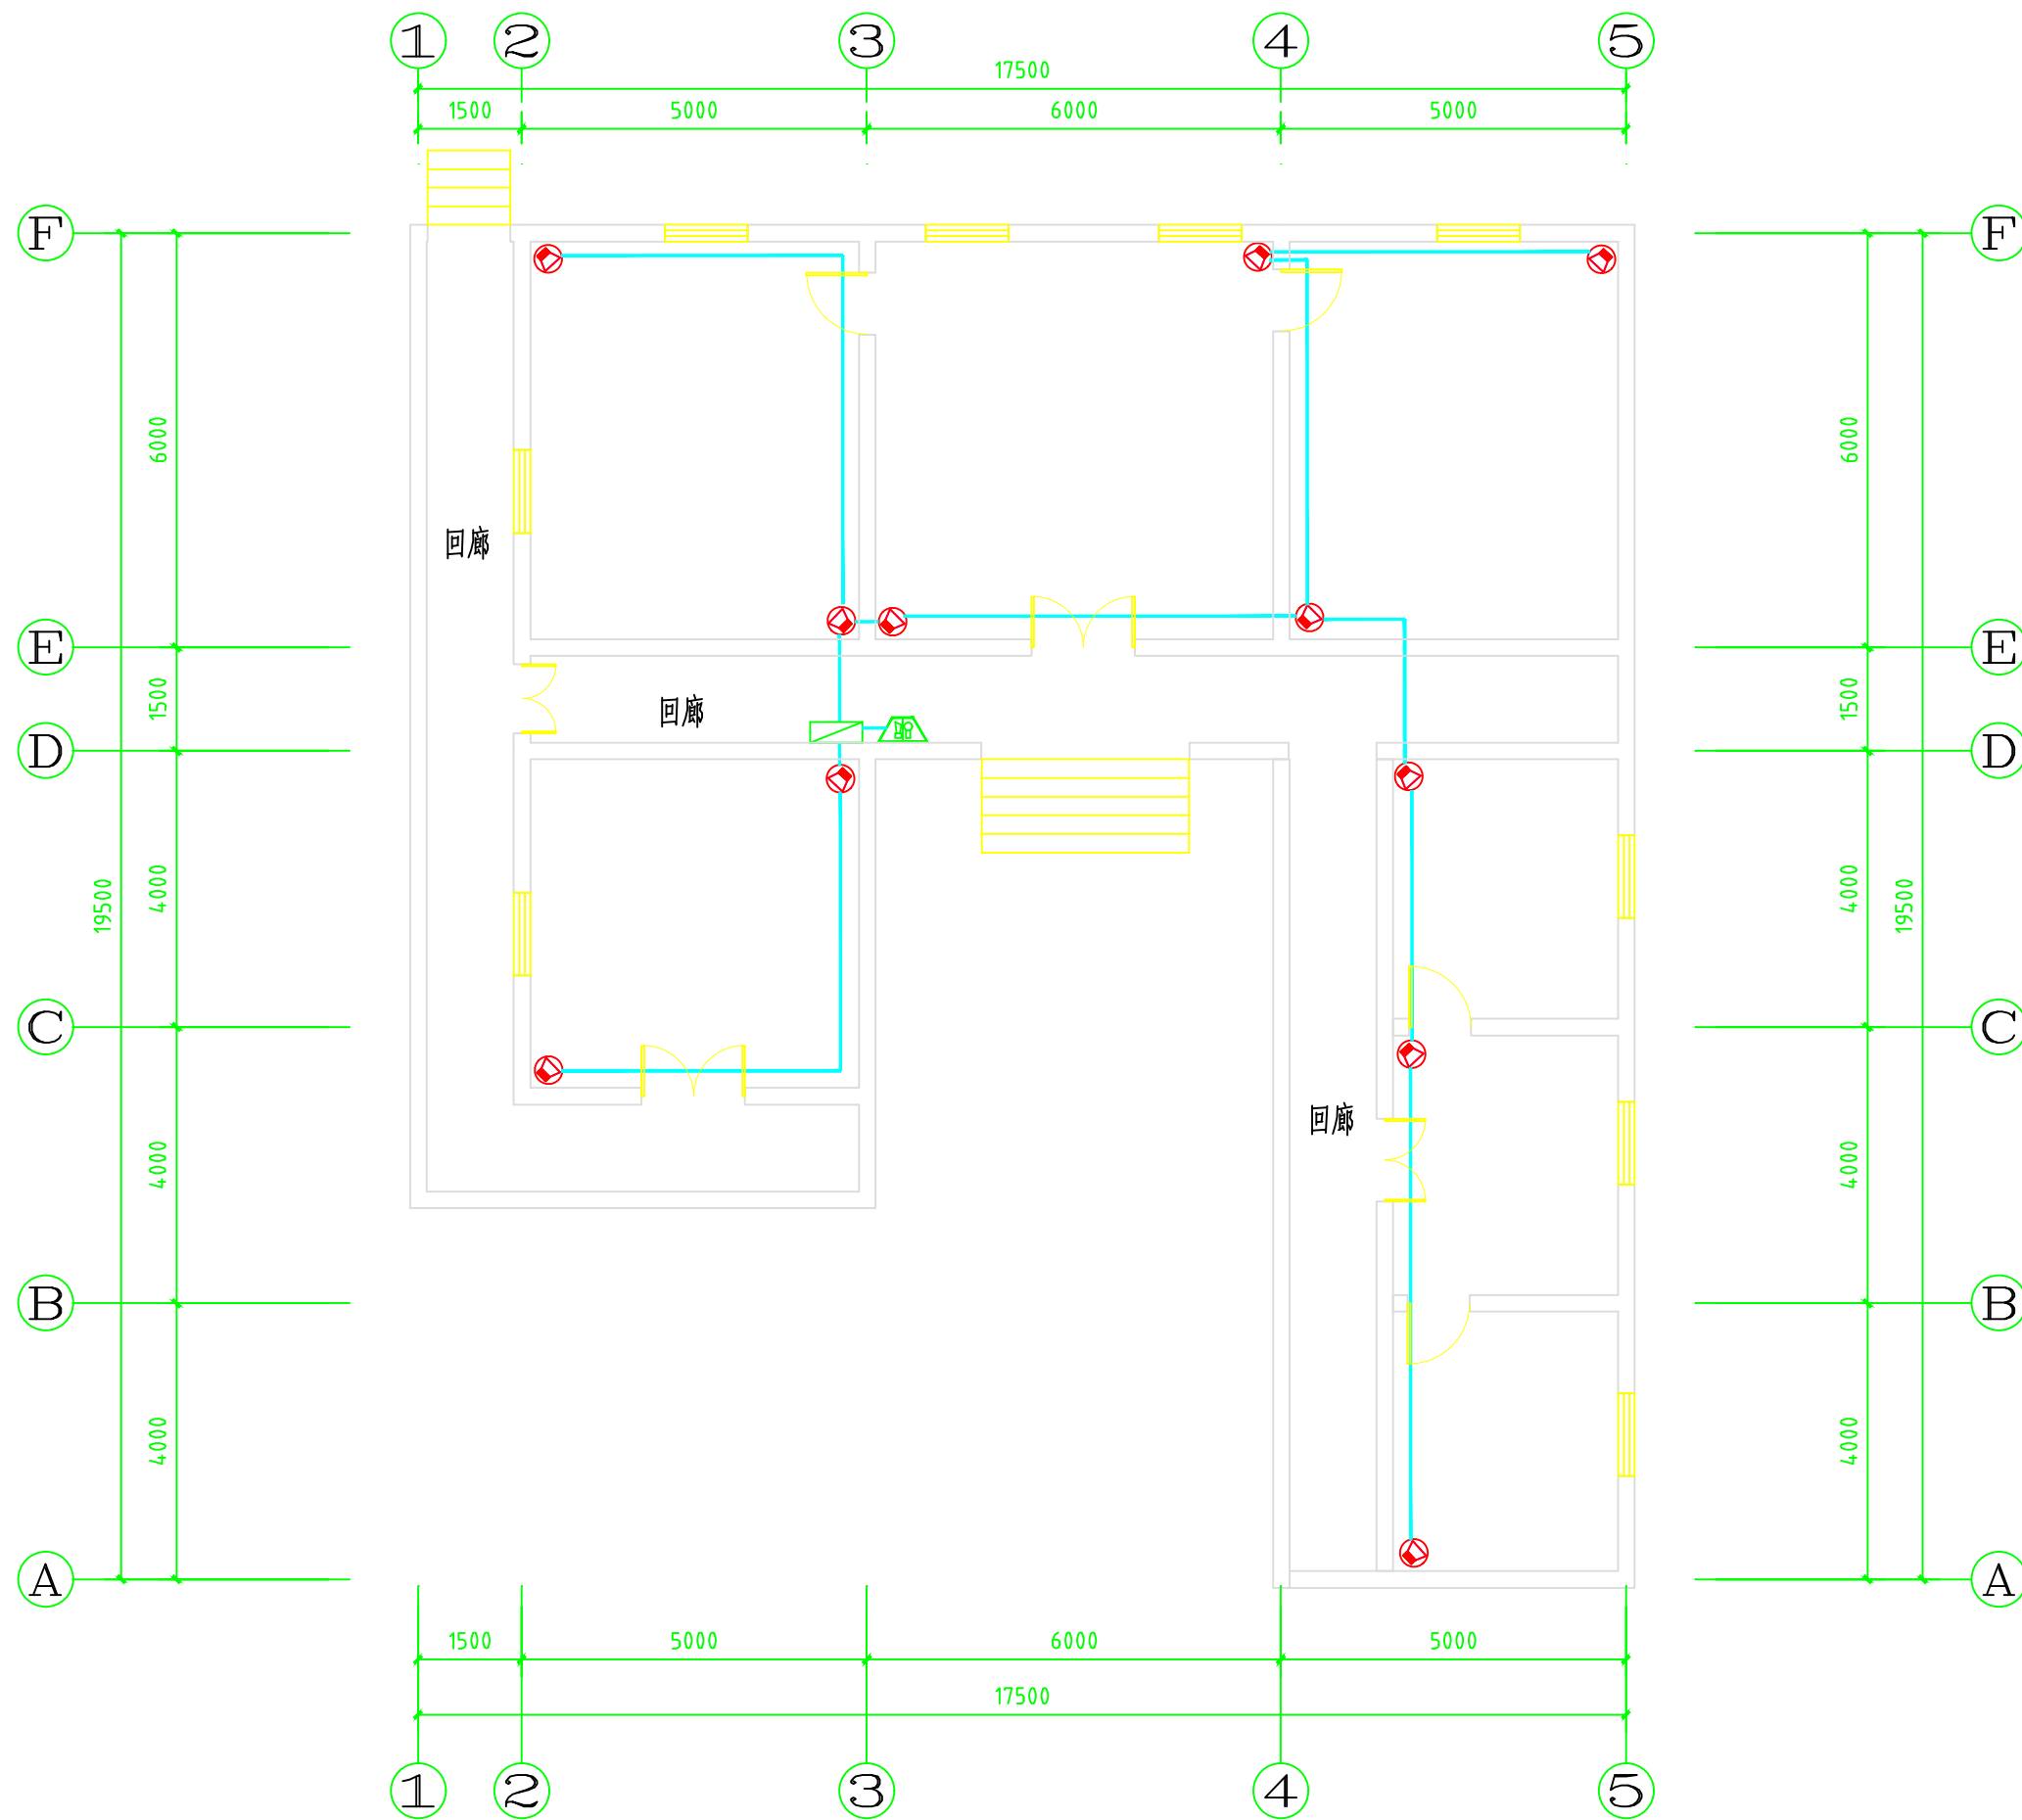

谦亭一层平面图 1:100

备注
REMARKS



北京奥信建筑工程
设备安装有限公司
设计证书编号: A111010143
设计证书编号: A211010140

设计签字
SIGNATURE

项目负责人 PROJECT CHIEF	杨萌	
技术总负责人 TECH CHIEF	夏新	
建筑负责人 ARCH CHIEF	高文亮	
设备负责人 MECH CHIEF	王建翔	
电气负责人 ELEC CHIEF	张冰华	

项目名称
PROJECT NAME

南通博物苑可视图像早期火灾报警系统

图名
TITLE

谦亭一层火灾报警摄像机平面图

设计阶段 STAGE	施工图
版本号 EDITION	V1.0
比例 SCALE	1:100
项目编号 PROJECT NO.	AX-059
图号 DRAWING NO.	RS-22
日期 DATE	2019.09